



REDE PREDIAL DE DISTRIBUIÇÃO DE GLP

REDE PREDIAL
ESCALA: 1:50

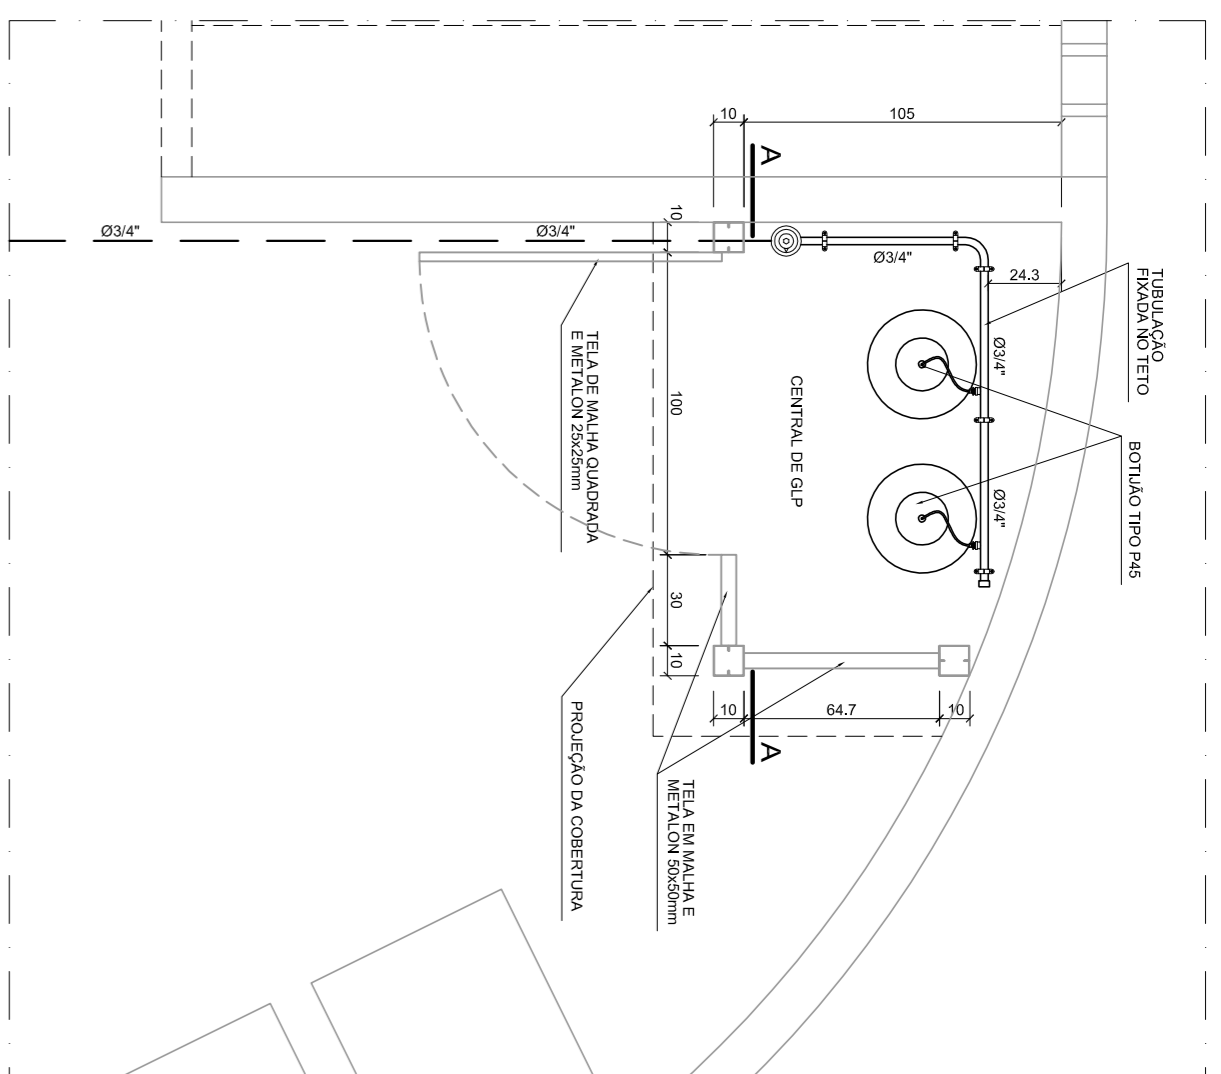


DETALHE DO ABRIGO DOS BOTOÕES DE GLP

ESCALA: 1:25

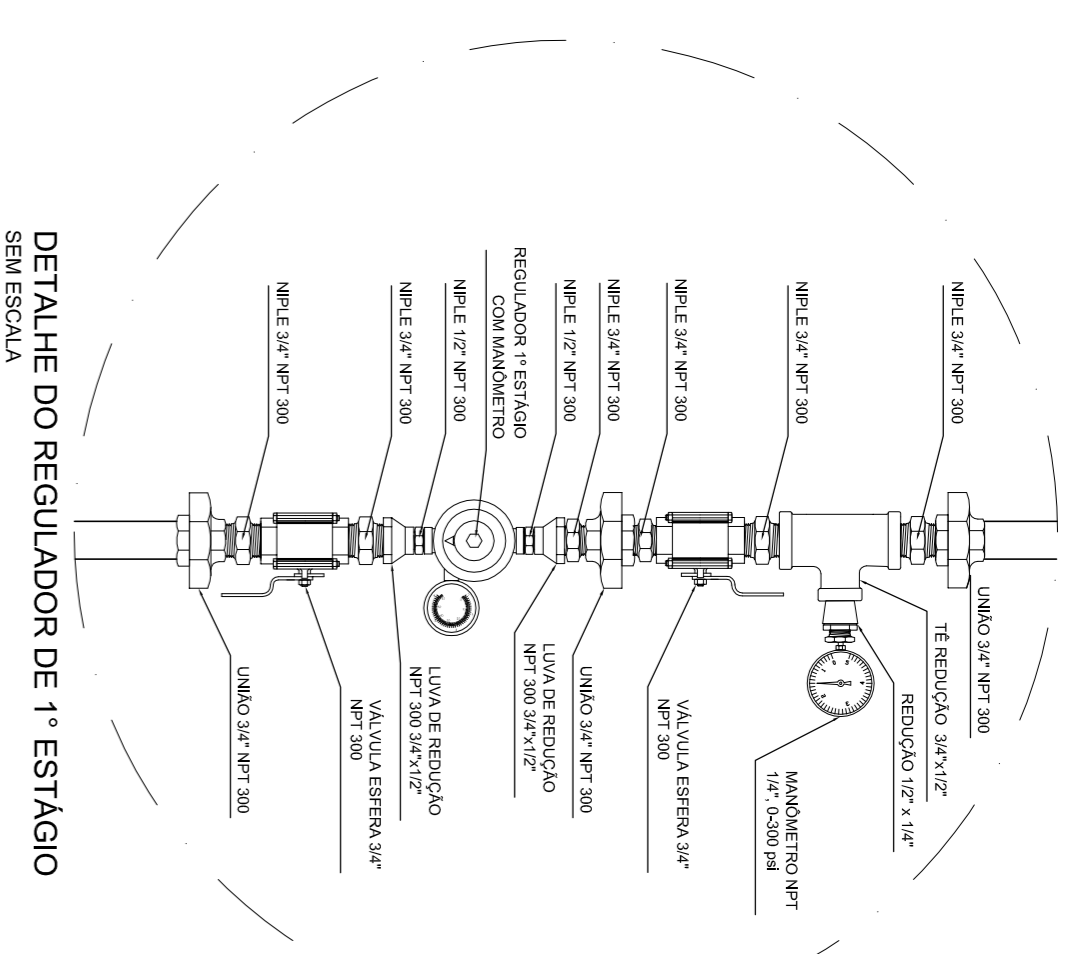

DETALHE DO REGULADOR DE 1º ESTÁGIO SEM ESCALA

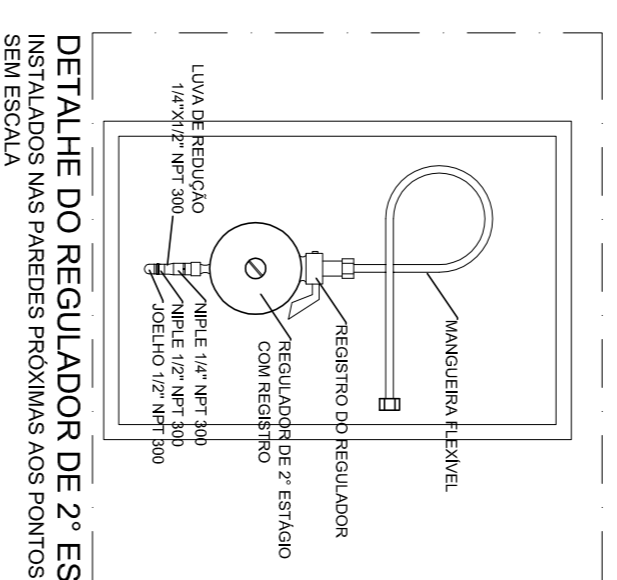


DETALHE DO REGULADOR DE 2º ESTÁGIO

INSTALADOS NAS PAREDES PROXIMAS AOS PONTOS DE CONSUMO SEM ESCALA

LEGENDA	
	- COLUNA DE GLP QUE DESCE
	- COLUNA DE GLP QUE SOBEE
	- BOTOÃO GÁS
	- REGULADOR DE GLP
	- TUBULAÇÃO DE GLP
	- EXTINTOR NO QUÍMICO SECO (PQS) 8KG CLASSE A-B-C
	- PLACA SINALIZADORA PROIBIDO FUMAR
	- PLACA SINALIZADORA PROIBIDO PRODUIZIR CHAMAS
	- PLACA SINALIZADORA CUIDADO RISCO DE INCÊNDIO

NOTAS	
CONSUMO DE GÁS LIQUEFEITO DE PETRÓLEO - GLP	
REGULAMENTAÇÃO E NORMAS	
- NBR 15.526 DA ABNT: REDES DE DISTRIBUIÇÃO INTERNA PARA GASES COMBUSTÍVEIS EM INSTALAÇÕES RESIDENCIAIS E COMERCIAIS - PROJETO E EXECUÇÃO.	
- NBR 15.527 DA ABNT: REDES DE DISTRIBUIÇÃO INTERNA PARA GASES COMBUSTÍVEIS EM INSTALAÇÕES RESIDENCIAIS E COMERCIAIS - PROJETO E EXECUÇÃO.	
- NBR 15.528 DA ABNT: REDES DE DISTRIBUIÇÃO INTERNA PARA GASES COMBUSTÍVEIS EM INSTALAÇÕES RESIDENCIAIS E COMERCIAIS - PROJETO E EXECUÇÃO.	
- NBR 15.529 DA ABNT: REDES DE DISTRIBUIÇÃO INTERNA PARA GASES COMBUSTÍVEIS EM INSTALAÇÕES RESIDENCIAIS E COMERCIAIS - PROJETO E EXECUÇÃO.	
- NBR 15.530 DA ABNT: REDES DE DISTRIBUIÇÃO INTERNA PARA GASES COMBUSTÍVEIS EM INSTALAÇÕES RESIDENCIAIS E COMERCIAIS - PROJETO E EXECUÇÃO.	
- NBR 15.531 DA ABNT: REDES DE DISTRIBUIÇÃO INTERNA PARA GASES COMBUSTÍVEIS EM INSTALAÇÕES RESIDENCIAIS E COMERCIAIS - PROJETO E EXECUÇÃO.	
- NBR 15.532 DA ABNT: REDES DE DISTRIBUIÇÃO INTERNA PARA GASES COMBUSTÍVEIS EM INSTALAÇÕES RESIDENCIAIS E COMERCIAIS - PROJETO E EXECUÇÃO.	
- NBR 15.533 DA ABNT: REDES DE DISTRIBUIÇÃO INTERNA PARA GASES COMBUSTÍVEIS EM INSTALAÇÕES RESIDENCIAIS E COMERCIAIS - PROJETO E EXECUÇÃO.	
- NBR 15.534 DA ABNT: REDES DE DISTRIBUIÇÃO INTERNA PARA GASES COMBUSTÍVEIS EM INSTALAÇÕES RESIDENCIAIS E COMERCIAIS - PROJETO E EXECUÇÃO.	
- NBR 15.535 DA ABNT: REDES DE DISTRIBUIÇÃO INTERNA PARA GASES COMBUSTÍVEIS EM INSTALAÇÕES RESIDENCIAIS E COMERCIAIS - PROJETO E EXECUÇÃO.	
- NBR 15.536 DA ABNT: REDES DE DISTRIBUIÇÃO INTERNA PARA GASES COMBUSTÍVEIS EM INSTALAÇÕES RESIDENCIAIS E COMERCIAIS - PROJETO E EXECUÇÃO.	
- NBR 15.537 DA ABNT: REDES DE DISTRIBUIÇÃO INTERNA PARA GASES COMBUSTÍVEIS EM INSTALAÇÕES RESIDENCIAIS E COMERCIAIS - PROJETO E EXECUÇÃO.	
- NBR 15.538 DA ABNT: REDES DE DISTRIBUIÇÃO INTERNA PARA GASES COMBUSTÍVEIS EM INSTALAÇÕES RESIDENCIAIS E COMERCIAIS - PROJETO E EXECUÇÃO.	
- NBR 15.539 DA ABNT: REDES DE DISTRIBUIÇÃO INTERNA PARA GASES COMBUSTÍVEIS EM INSTALAÇÕES RESIDENCIAIS E COMERCIAIS - PROJETO E EXECUÇÃO.	
- NBR 15.540 DA ABNT: REDES DE DISTRIBUIÇÃO INTERNA PARA GASES COMBUSTÍVEIS EM INSTALAÇÕES RESIDENCIAIS E COMERCIAIS - PROJETO E EXECUÇÃO.	
- NBR 15.541 DA ABNT: REDES DE DISTRIBUIÇÃO INTERNA PARA GASES COMBUSTÍVEIS EM INSTALAÇÕES RESIDENCIAIS E COMERCIAIS - PROJETO E EXECUÇÃO.	
- NBR 15.542 DA ABNT: REDES DE DISTRIBUIÇÃO INTERNA PARA GASES COMBUSTÍVEIS EM INSTALAÇÕES RESIDENCIAIS E COMERCIAIS - PROJETO E EXECUÇÃO.	
- NBR 15.543 DA ABNT: REDES DE DISTRIBUIÇÃO INTERNA PARA GASES COMBUSTÍVEIS EM INSTALAÇÕES RESIDENCIAIS E COMERCIAIS - PROJETO E EXECUÇÃO.	
- NBR 15.544 DA ABNT: REDES DE DISTRIBUIÇÃO INTERNA PARA GASES COMBUSTÍVEIS EM INSTALAÇÕES RESIDENCIAIS E COMERCIAIS - PROJETO E EXECUÇÃO.	
- NBR 15.545 DA ABNT: REDES DE DISTRIBUIÇÃO INTERNA PARA GASES COMBUSTÍVEIS EM INSTALAÇÕES RESIDENCIAIS E COMERCIAIS - PROJETO E EXECUÇÃO.	
- NBR 15.546 DA ABNT: REDES DE DISTRIBUIÇÃO INTERNA PARA GASES COMBUSTÍVEIS EM INSTALAÇÕES RESIDENCIAIS E COMERCIAIS - PROJETO E EXECUÇÃO.	
- NBR 15.547 DA ABNT: REDES DE DISTRIBUIÇÃO INTERNA PARA GASES COMBUSTÍVEIS EM INSTALAÇÕES RESIDENCIAIS E COMERCIAIS - PROJETO E EXECUÇÃO.	
- NBR 15.548 DA ABNT: REDES DE DISTRIBUIÇÃO INTERNA PARA GASES COMBUSTÍVEIS EM INSTALAÇÕES RESIDENCIAIS E COMERCIAIS - PROJETO E EXECUÇÃO.	
- NBR 15.549 DA ABNT: REDES DE DISTRIBUIÇÃO INTERNA PARA GASES COMBUSTÍVEIS EM INSTALAÇÕES RESIDENCIAIS E COMERCIAIS - PROJETO E EXECUÇÃO.	
- NBR 15.550 DA ABNT: REDES DE DISTRIBUIÇÃO INTERNA PARA GASES COMBUSTÍVEIS EM INSTALAÇÕES RESIDENCIAIS E COMERCIAIS - PROJETO E EXECUÇÃO.	
- NBR 15.551 DA ABNT: REDES DE DISTRIBUIÇÃO INTERNA PARA GASES COMBUSTÍVEIS EM INSTALAÇÕES RESIDENCIAIS E COMERCIAIS - PROJETO E EXECUÇÃO.	
- NBR 15.552 DA ABNT: REDES DE DISTRIBUIÇÃO INTERNA PARA GASES COMBUSTÍVEIS EM INSTALAÇÕES RESIDENCIAIS E COMERCIAIS - PROJETO E EXECUÇÃO.	
- NBR 15.553 DA ABNT: REDES DE DISTRIBUIÇÃO INTERNA PARA GASES COMBUSTÍVEIS EM INSTALAÇÕES RESIDENCIAIS E COMERCIAIS - PROJETO E EXECUÇÃO.	
- NBR 15.554 DA ABNT: REDES DE DISTRIBUIÇÃO INTERNA PARA GASES COMBUSTÍVEIS EM INSTALAÇÕES RESIDENCIAIS E COMERCIAIS - PROJETO E EXECUÇÃO.	
- NBR 15.555 DA ABNT: REDES DE DISTRIBUIÇÃO INTERNA PARA GASES COMBUSTÍVEIS EM INSTALAÇÕES RESIDENCIAIS E COMERCIAIS - PROJETO E EXECUÇÃO.	
- NBR 15.556 DA ABNT: REDES DE DISTRIBUIÇÃO INTERNA PARA GASES COMBUSTÍVEIS EM INSTALAÇÕES RESIDENCIAIS E COMERCIAIS - PROJETO E EXECUÇÃO.	
- NBR 15.557 DA ABNT: REDES DE DISTRIBUIÇÃO INTERNA PARA GASES COMBUSTÍVEIS EM INSTALAÇÕES RESIDENCIAIS E COMERCIAIS - PROJETO E EXECUÇÃO.	
- NBR 15.558 DA ABNT: REDES DE DISTRIBUIÇÃO INTERNA PARA GASES COMBUSTÍVEIS EM INSTALAÇÕES RESIDENCIAIS E COMERCIAIS - PROJETO E EXECUÇÃO.	
- NBR 15.559 DA ABNT: REDES DE DISTRIBUIÇÃO INTERNA PARA GASES COMBUSTÍVEIS EM INSTALAÇÕES RESIDENCIAIS E COMERCIAIS - PROJETO E EXECUÇÃO.	
- NBR 15.560 DA ABNT: REDES DE DISTRIBUIÇÃO INTERNA PARA GASES COMBUSTÍVEIS EM INSTALAÇÕES RESIDENCIAIS E COMERCIAIS - PROJETO E EXECUÇÃO.	
- NBR 15.561 DA ABNT: REDES DE DISTRIBUIÇÃO INTERNA PARA GASES COMBUSTÍVEIS EM INSTALAÇÕES RESIDENCIAIS E COMERCIAIS - PROJETO E EXECUÇÃO.	
- NBR 15.562 DA ABNT: REDES DE DISTRIBUIÇÃO INTERNA PARA GASES COMBUSTÍVEIS EM INSTALAÇÕES RESIDENCIAIS E COMERCIAIS - PROJETO E EXECUÇÃO.	
- NBR 15.563 DA ABNT: REDES DE DISTRIBUIÇÃO INTERNA PARA GASES COMBUSTÍVEIS EM INSTALAÇÕES RESIDENCIAIS E COMERCIAIS - PROJETO E EXECUÇÃO.	
- NBR 15.564 DA ABNT: REDES DE DISTRIBUIÇÃO INTERNA PARA GASES COMBUSTÍVEIS EM INSTALAÇÕES RESIDENCIAIS E COMERCIAIS - PROJETO E EXECUÇÃO.	
- NBR 15.565 DA ABNT: REDES DE DISTRIBUIÇÃO INTERNA PARA GASES COMBUSTÍVEIS EM INSTALAÇÕES RESIDENCIAIS E COMERCIAIS - PROJETO E EXECUÇÃO.	
- NBR 15.566 DA ABNT: REDES DE DISTRIBUIÇÃO INTERNA PARA GASES COMBUSTÍVEIS EM INSTALAÇÕES RESIDENCIAIS E COMERCIAIS - PROJETO E EXECUÇÃO.	
- NBR 15.567 DA ABNT: REDES DE DISTRIBUIÇÃO INTERNA PARA GASES COMBUSTÍVEIS EM INSTALAÇÕES RESIDENCIAIS E COMERCIAIS - PROJETO E EXECUÇÃO.	
- NBR 15.568 DA ABNT: REDES DE DISTRIBUIÇÃO INTERNA PARA GASES COMBUSTÍVEIS EM INSTALAÇÕES RESIDENCIAIS E COMERCIAIS - PROJETO E EXECUÇÃO.	
- NBR 15.569 DA ABNT: REDES DE DISTRIBUIÇÃO INTERNA PARA GASES COMBUSTÍVEIS EM INSTALAÇÕES RESIDENCIAIS E COMERCIAIS - PROJETO E EXECUÇÃO.	
- NBR 15.570 DA ABNT: REDES DE DISTRIBUIÇÃO INTERNA PARA GASES COMBUSTÍVEIS EM INSTALAÇÕES RESIDENCIAIS E COMERCIAIS - PROJETO E EXECUÇÃO.	

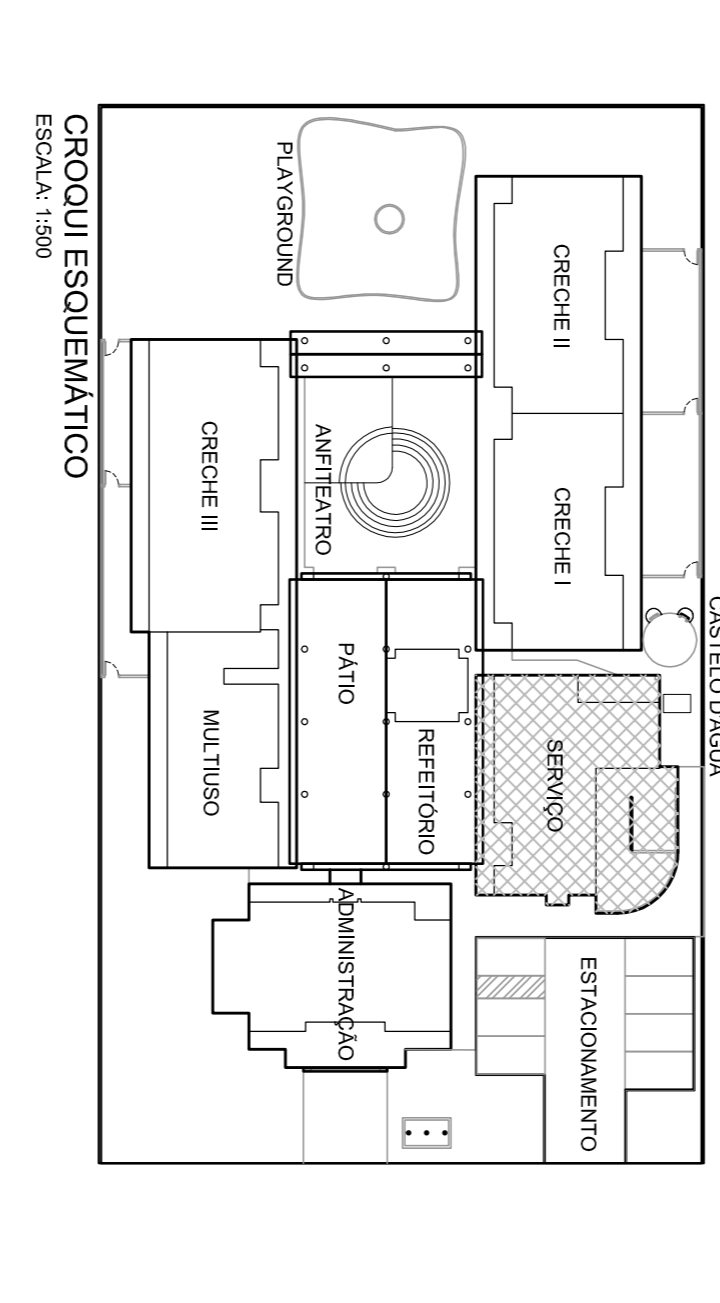

CROQUI ESQUEMÁTICO

ESCALA: 1:500

Ministério da Educação Fvnde Fundação Nacional de Desenvolvimento da Educação	
PROINFÂNCIA – ESPAÇO EDUCATIVO INFANTIL	
EMPREGO:	MUNICÍPIO – UF:
PROPRIETÁRIO:	FUNDO NACIONAL DE DESENVOLVIMENTO DA EDUCAÇÃO - FVND
AUTORES DO PROJETO:	ERICAR RAMALHO DE OLIVEIRA - CREIA: 14.070/PDF LUCKAS ZACARIAS DE AZEVEDO - CREIA: 13.480/D-RI
RESPONSÁVEL TÉCNICO:	
PROPRIETÁRIO	
AUTOR DO PROJETO	CREIA-UF-1-CREA-44.007/2-JF
AUTOR DO PROJETO	CREIA-UF-2-CREA-13.469/D-RI
RESP. TÉCNICO	CREIA
DUFO	CREIA
PROJETO TIPO B INSTALAÇÕES DE GÁS COMBUSTÍVEL	
PAVIMENTO TÉRREO REDE E CENTRAL DE GLP PLANTA BAIXA E DETALHES	
GC	
DESENHO	PONÇUA 01/01

ESCALAS DE REFERÊNCIA

1.	7	0,10
2.	7	0,20
3.	7	0,30
4.	7	0,40
5.	7	0,50
6.	7	0,60
7.	7	0,70
8.	7	0,80
9.	7	0,90
10.	7	1,00
11.	7	1,10
12.	7	1,20
13.	7	1,30
14.	7	1,40
15.	7	1,50
16.	7	1,60
17.	7	1,70
18.	7	1,80
19.	7	1,90
20.	7	2,00
21.	7	2,10
22.	7	2,20
23.	7	2,30
24.	7	2,40
25.	7	2,50
26.	7	2,60
27.	7	2,70
28.	7	2,80
29.	7	2,90
30.	7	3,00