


PLANTA DE BARRILHETE (REDE DE DISTRIBUIÇÃO)  
Escala 1:75

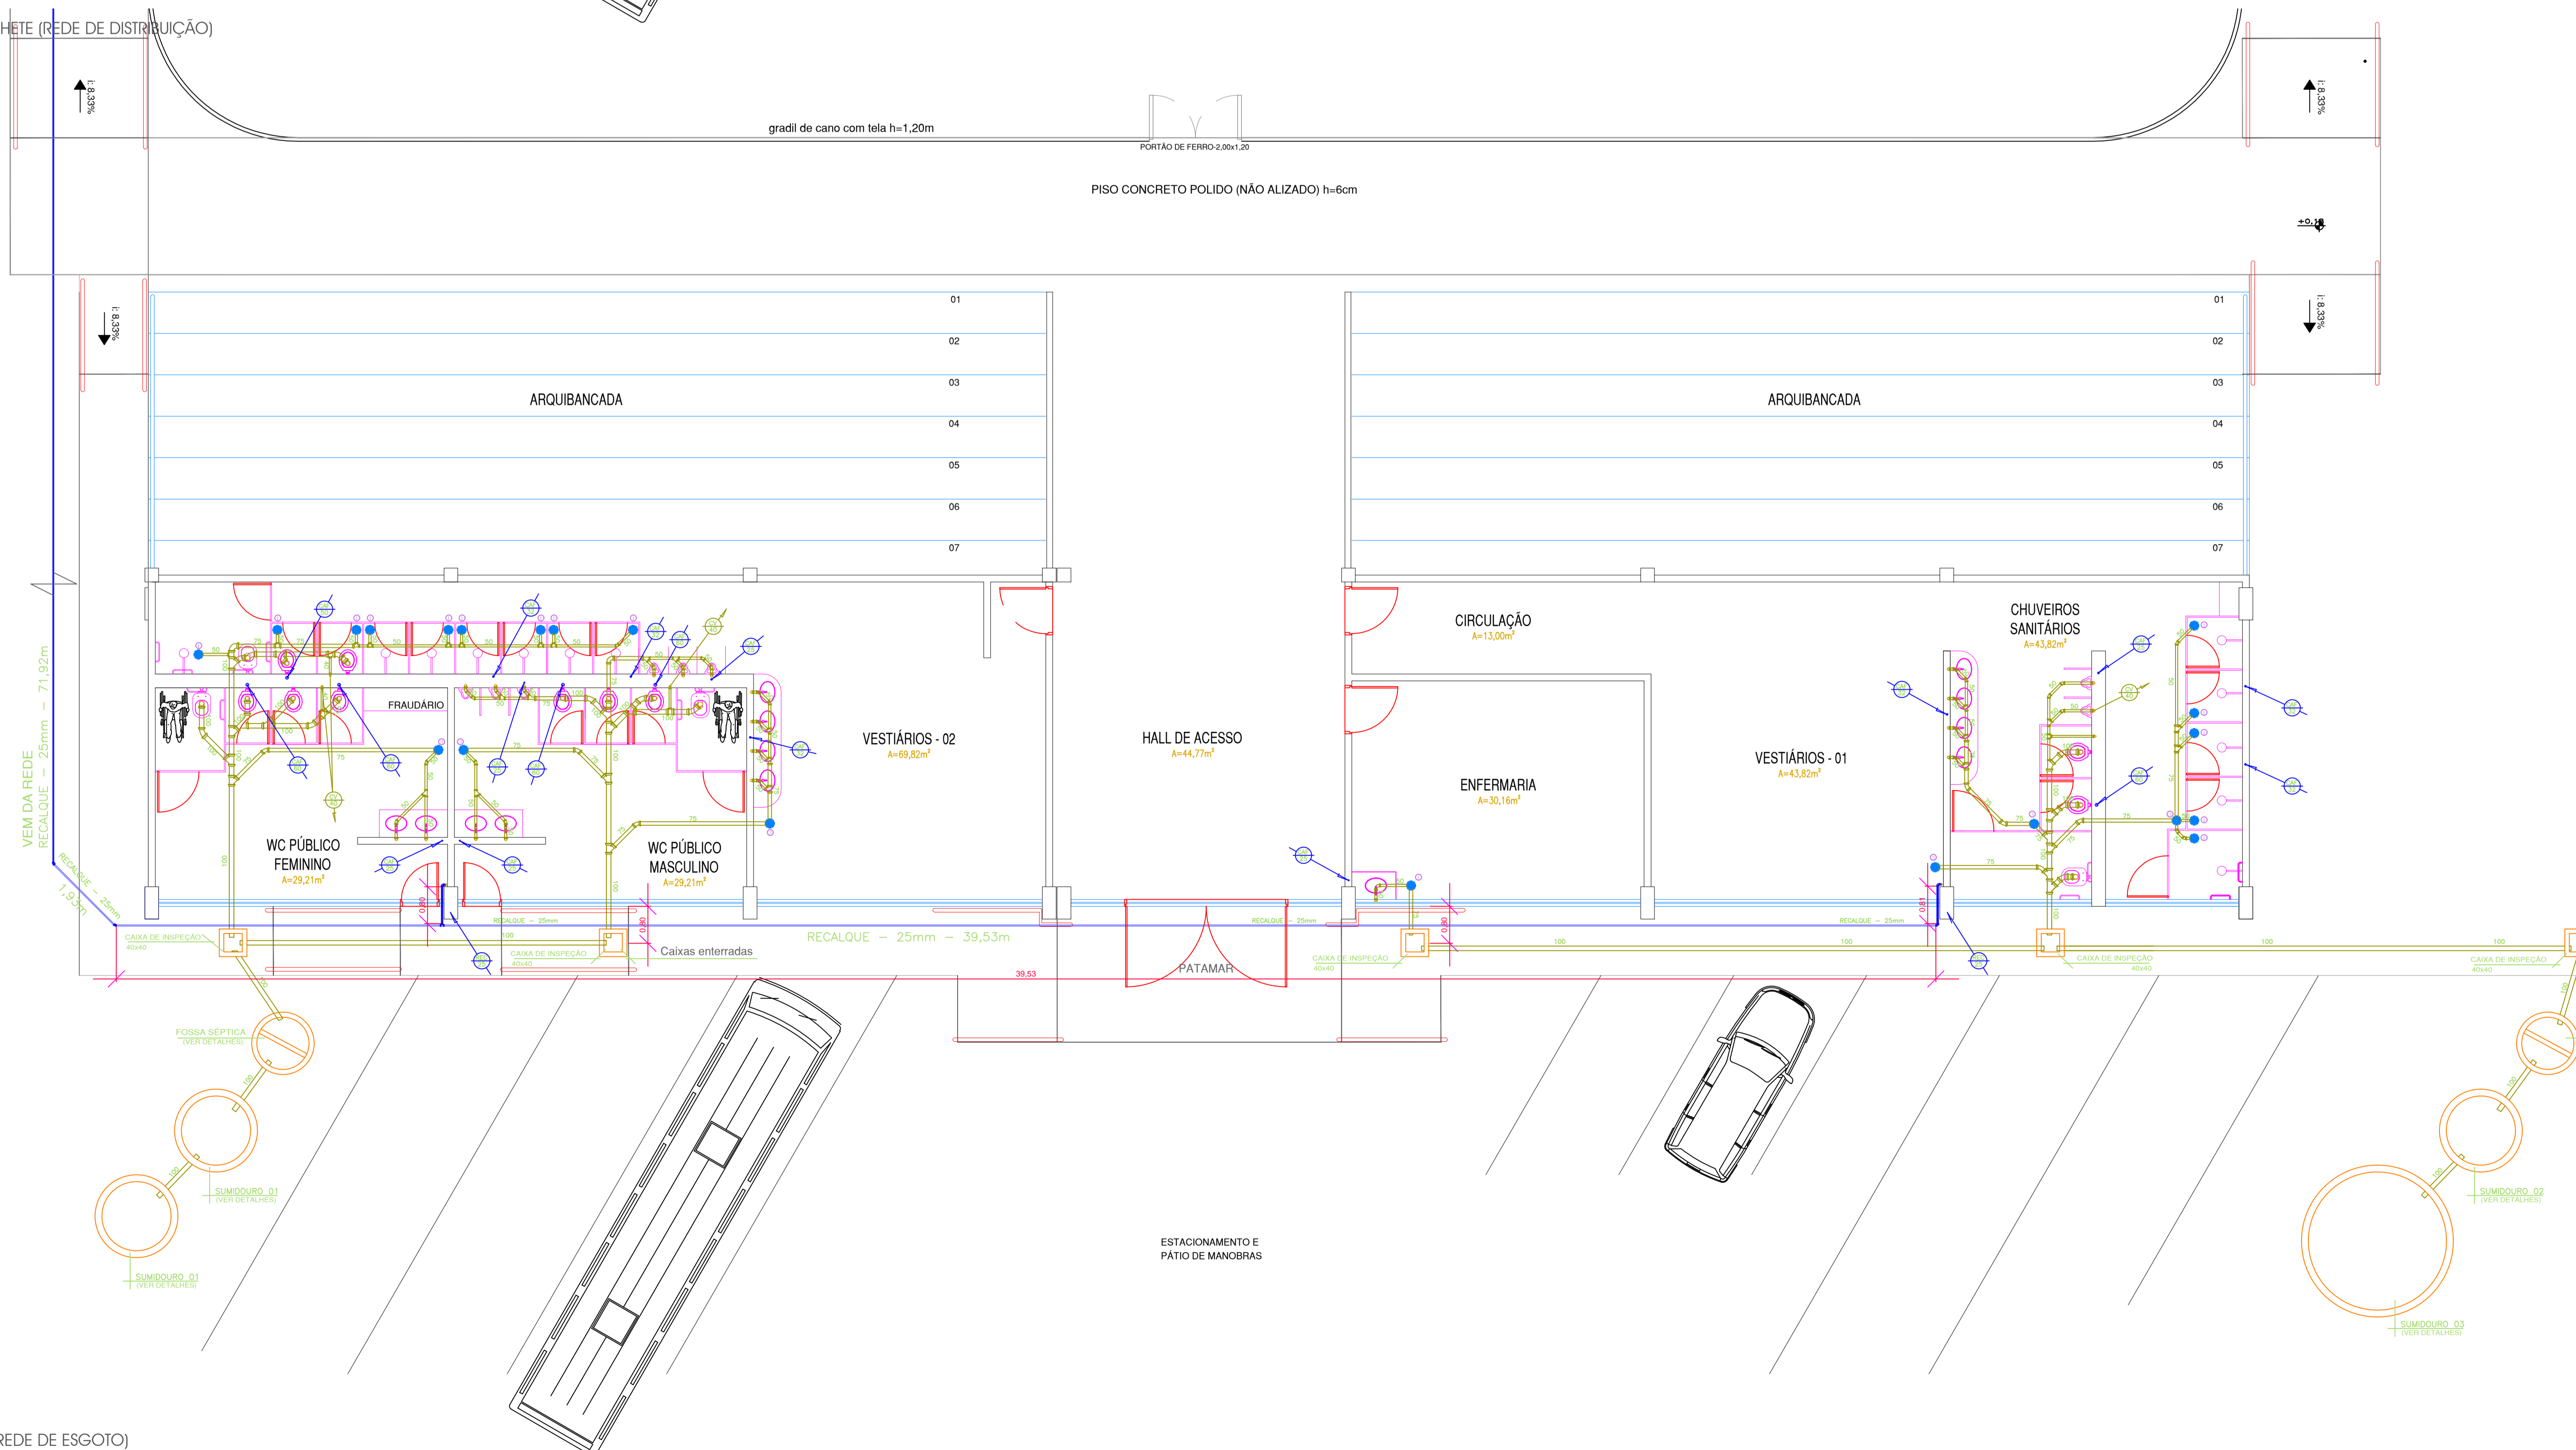

PLANTA BAIXA (REDE DE ESGOTO)  
Escala 1:75

Quantidade	Descrição
1	Raio Sifonado - PVC 100x100x50mm
2	Caixa Sifonada - PVC 150x150x50mm
3	Caixa Sifonada - PVC 150x150x75mm
4	Registro - Válvula de Esfera - PVC 50mm (Soldável)
5	Registro - Válvula de Esfera - PVC 32mm (Soldável)
6	Registro de Pressão com Canopla 34" x 1,10m
7	Registro Bola para Reservatório 34"
8	Registro de Gaveta com Canopla 34" x 1,80m
9	Registro de Gaveta com Canopla 112" x 1,80m
10	Válvula de Descarga 50mm x 1,10m
11	Reservatório de Água 1.000L
12	Manômetro de Água Quente e Fria (Manoscópico)
C.A.P.	Coluna de Água Fria
C.A.P.	Coluna de Água Quente
C.A.Q.	Coluna de Água Quente
R.E.C.	Coluna de Recalque para Abastecimento
R.D.	Coluna de Dreno
C.L.	Curva Longo 90°
C.A.S.	Coluna de Água Serrada
C.V.	Coluna de Ventilação
C.E.	Coluna de Esgoto

**HIDROSSANITÁRIO**

Projeto: QUADRA POLESPORTIVA  
 Local: AVENIDA GLÓRIA DE DOURADOS  
 Conteúdo: PLANTA DE COBERTURA, CORTES E ELEVACÃO  
 Prefeitura Municipal de Naviraí  
 Origem: 03.155.934/0001-90

Área: \_\_\_\_\_ Fim de obra: 01/02 Data: Junho/2021

Situação:

**FLAVIO VENDAS TANUS**  
ARQUITETO TÍTULO Nº 123456789  
ENGENHEIRO CIVIL Nº 123456789

**JORGE LUIS DE LÚCIA**  
ENGENHEIRO DE OBRAS Nº 123456789

art: \_\_\_\_\_ Desenho: \_\_\_\_\_  
 Equipe de Obras

Aprovação: \_\_\_\_\_