



Lista de materiais - TERREO	
Água fria	
Aparelho	
Batedouro 25mm x 3/4"	1 pc
Máquina de Lavar Roupa 25mm x 3/4"	1 pc
Torneira de Jardim 25 mm - 3/4"	1 pc
Torneira de Pia de Cozinha 25mm - 3/4"	2 pc
Torneira de Tanque de Lavar 25mm - 3/4"	1 pc
Metals	
Registro de gaveta c/ canopla cromada 3/4"	3 pc
PVC Acessórios	
Engate flexível plástico 1/2 - 3/8m	1 pc
PVC rígido soldável	
Adapt sold c/ flange livre p/ cx. d'água 50 mm - 1 1/2"	1 pc
Adapt sold curto c/bucha-rosca p registro 25 mm - 3/4"	6 pc
Bucha de redução sold. longa 50mm - 25 mm	1 pc
Joelho 90° soldável 50 mm	3 pc
Joelho 90° soldável 25 mm	15 pc
50 mm	2 pc
Tubos 25 mm	38.76 m
50 mm	47.14 m
18 90 soldável 25 mm	3 pc
Ta de redução 90 soldável 50 mm - 25 mm	1 pc
PVC soldável azul c/ bucha latão	
Joelho 90° soldável com bucha de latão 25 mm - 3/4"	4 pc
Joelho de redução 90° soldável com bucha de latão 25 mm - 1/2"	1 pc
Ta sold c/ bucha latão bolsa contral 25 mm - 3/4"	1 pc

Legenda de condutos - TERREO	
Água fria	


Legenda das indicações - TERREO	
TJ Torneira de Jardim com joelho 90° - 25 mm x 3/4"	

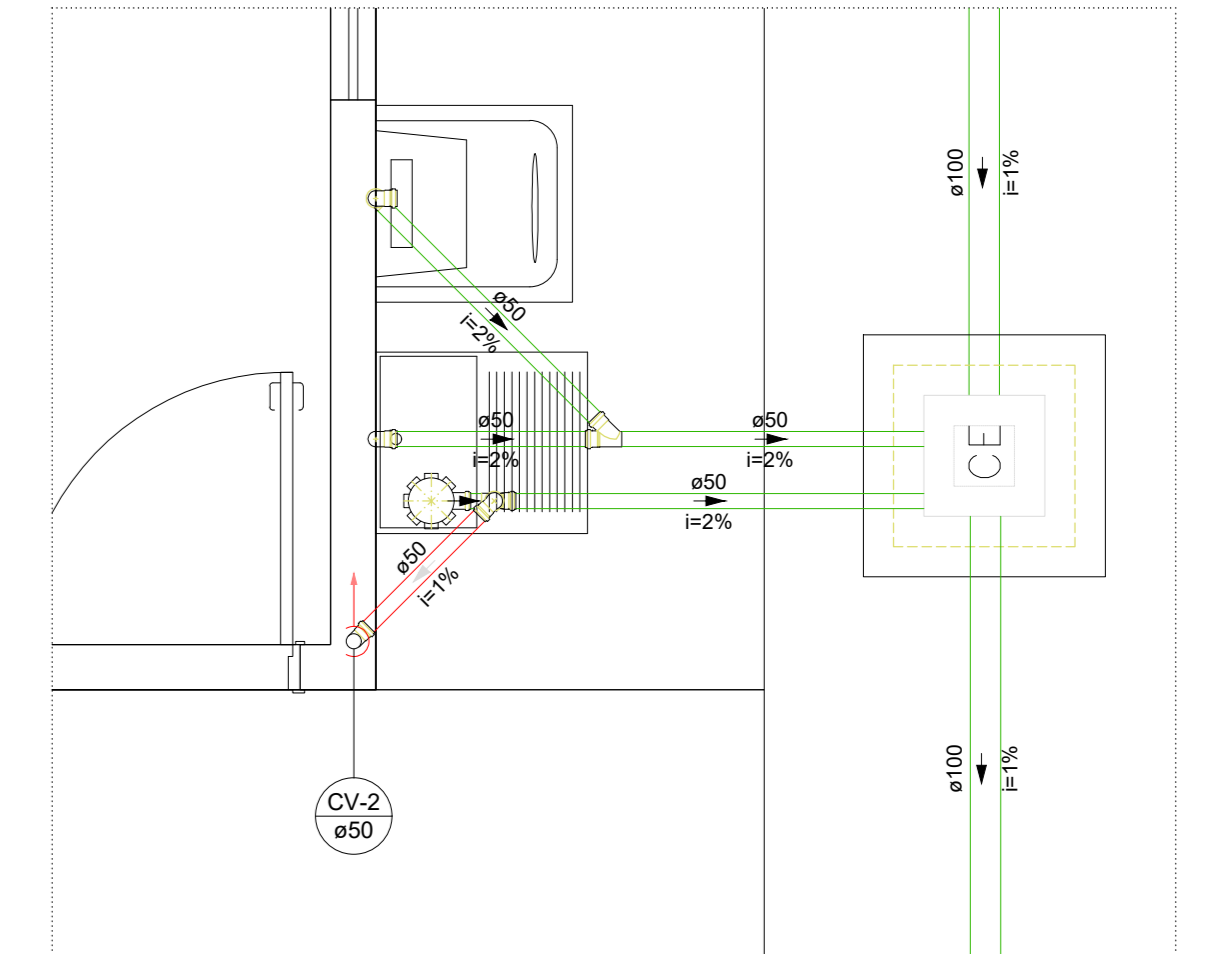

Detalhe SAN-2 Escala 1:25

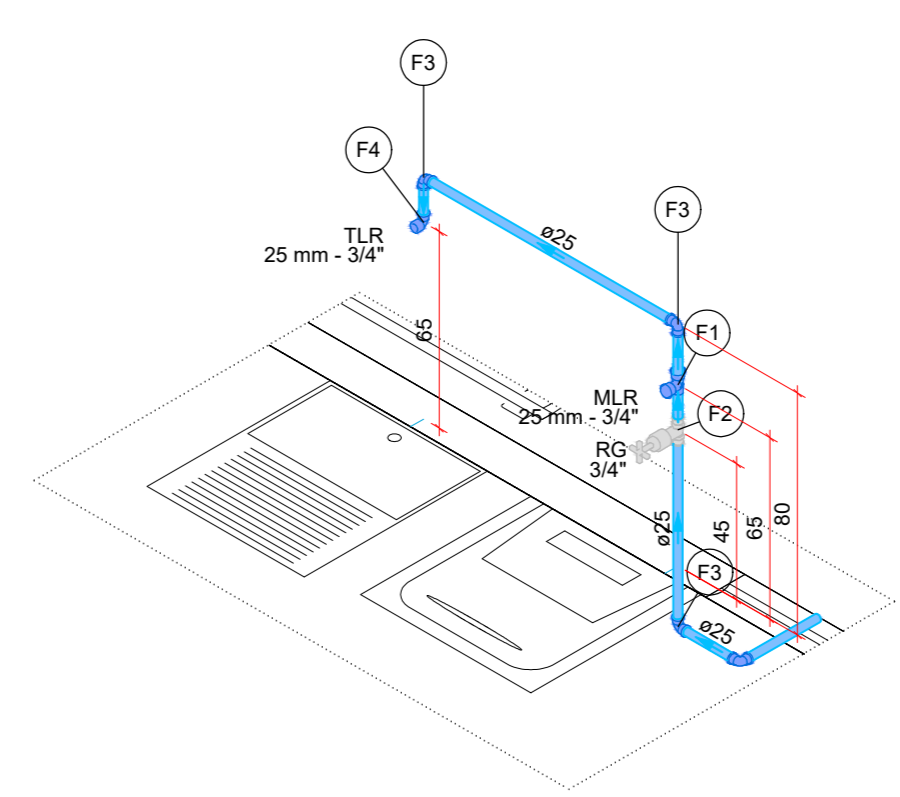


Detalhe HID-2 Escala 1:25

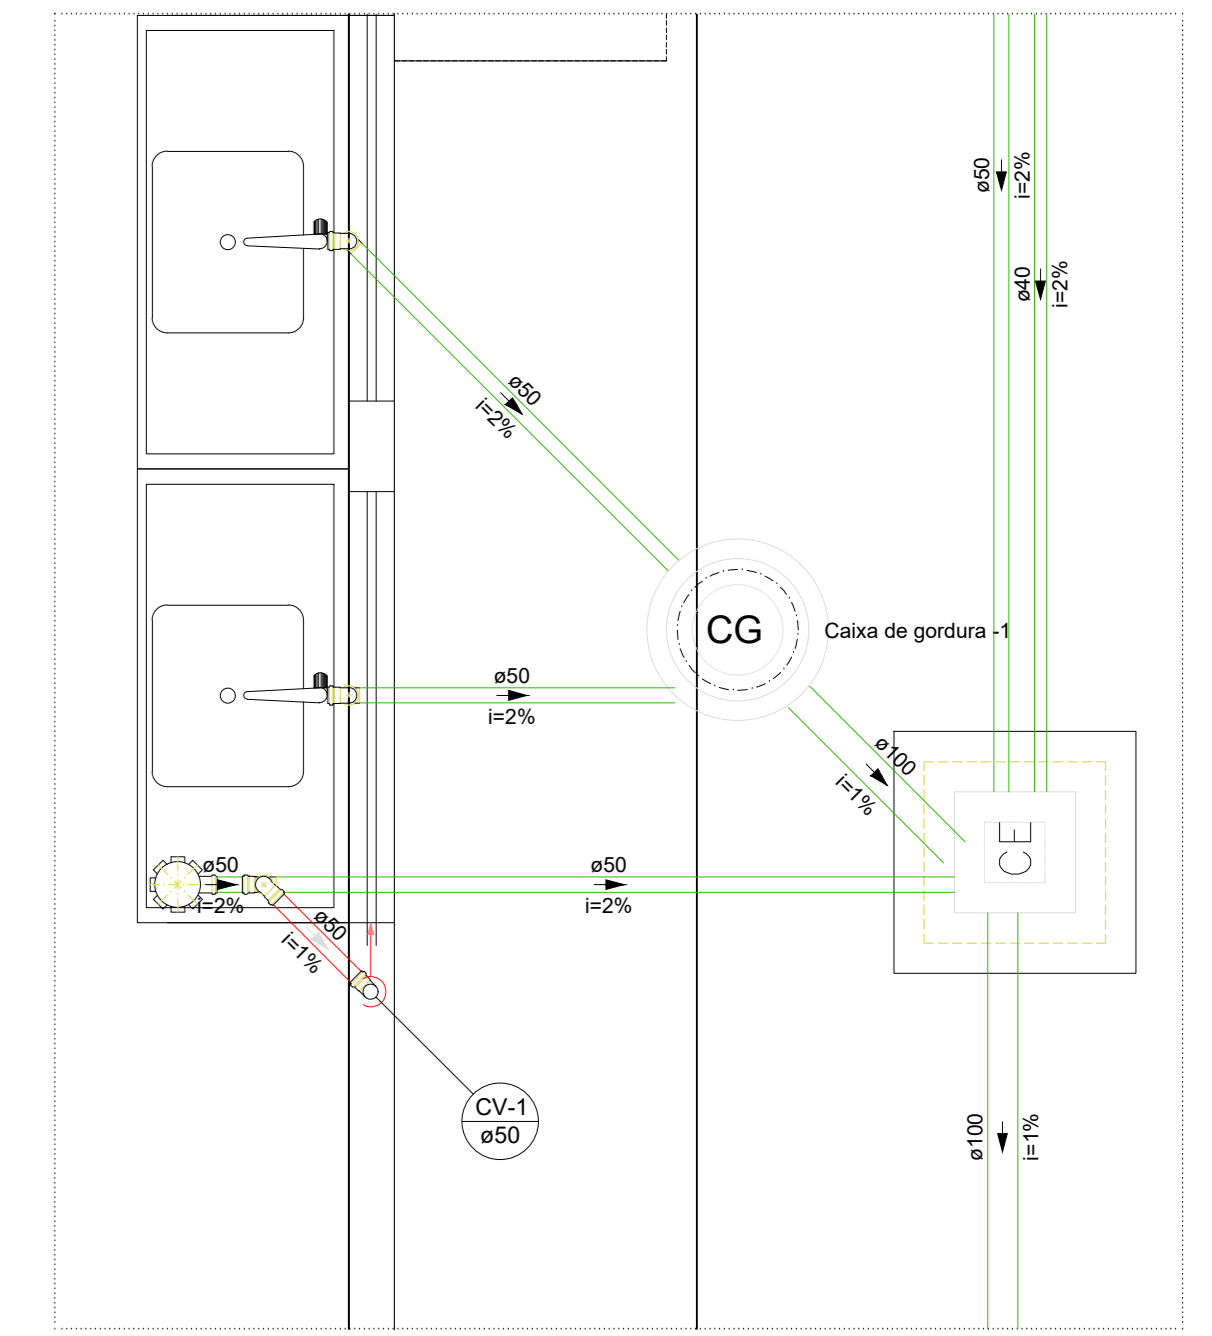


Detalhe SAN-1 Escala 1:25

Legenda de peças - TERREO	
Aparelho	
Máquina de Lavar Roupa 25 mm x 3/4"	1 pc
PVC soldável azul c/ bucha latão	1 pc
Ta sold c/ bucha latão bolsa central 25 mm - 3/4"	1 pc
Metals	
Registro de gaveta c/ canopla cromada 3/4"	1 pc
PVC rígido soldável	
Adapt sold curto c/bucha-rosca p registro 25 mm - 3/4"	2 pc
PVC rígido soldável	
Joelho 90° soldável 25 mm	1 pc
Aparelho	
Torneira de Tanque de Lavar 25mm - 3/4"	1 pc
PVC soldável azul c/ bucha latão	1 pc
Joelho 90° soldável com bucha de latão 25 mm - 3/4"	1 pc

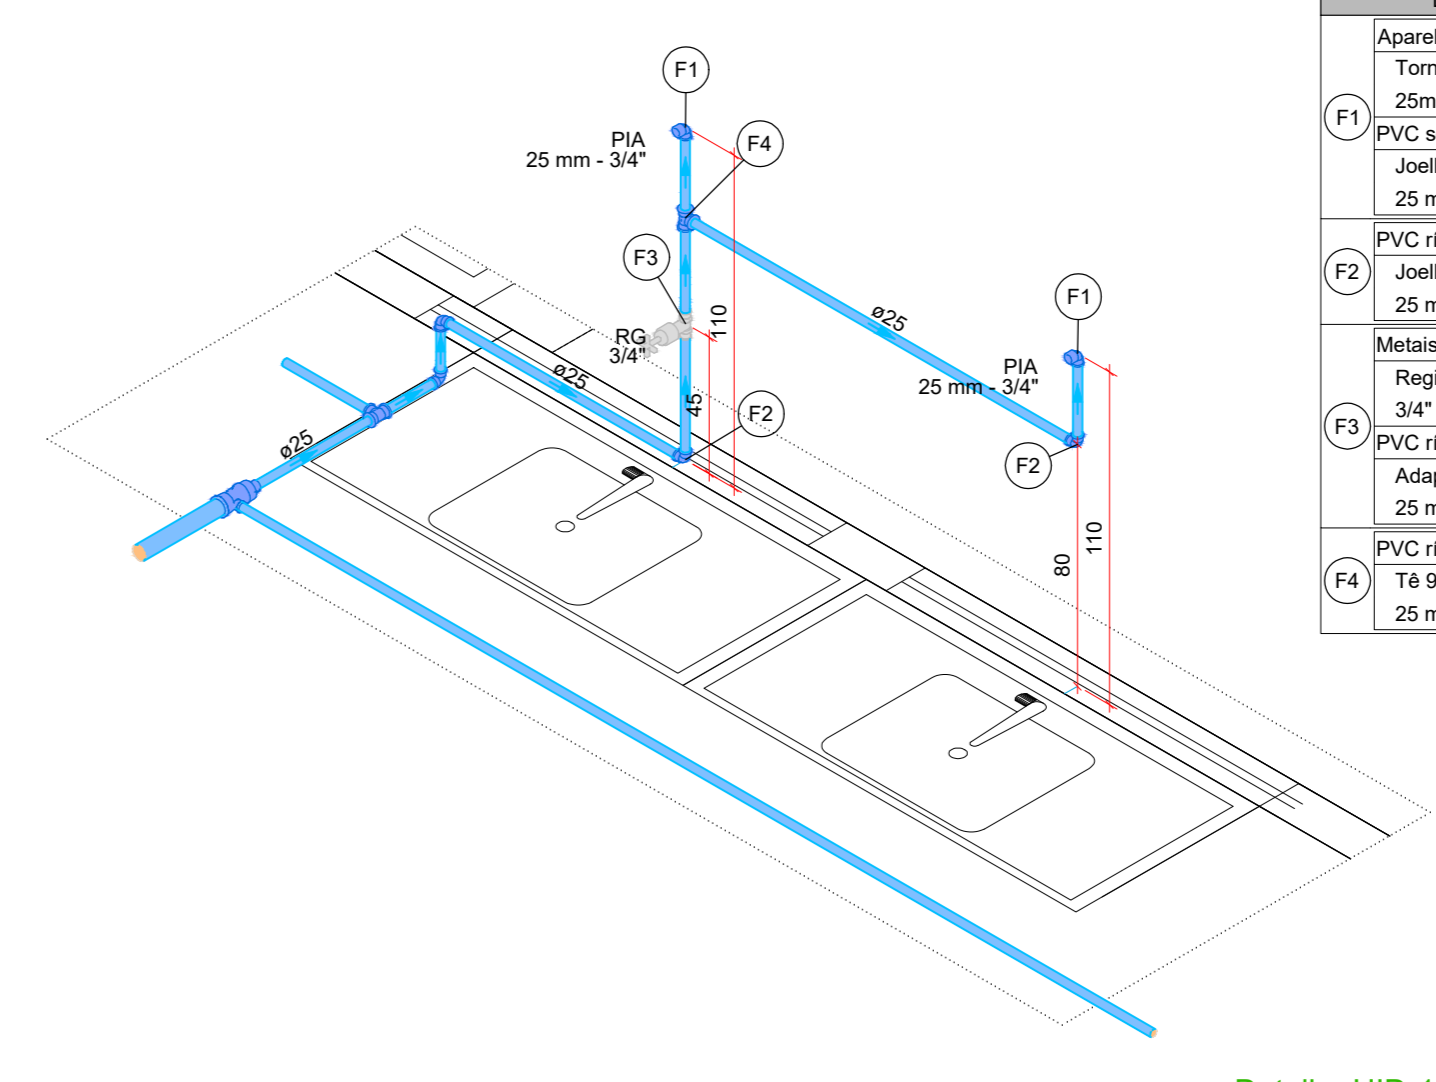

Detalhe HID-1 Escala 1:25

Legenda de peças - TERREO	
Aparelho	
Torneira de Pia de Cozinha 25mm - 3/4"	1 pc
PVC soldável azul c/ bucha latão	1 pc
Joelho 90° soldável com bucha de latão 25 mm - 3/4"	1 pc
Metals	
Registro de gaveta c/ canopla cromada 3/4"	1 pc
PVC rígido soldável	
Adapt sold curto c/bucha-rosca p registro 25 mm - 3/4"	2 pc
PVC rígido soldável	
Joelho 90° soldável 25 mm	1 pc
Aparelho	
Torneira de Tanque de Lavar 25mm - 3/4"	1 pc
PVC soldável azul c/ bucha latão	1 pc
Joelho 90° soldável com bucha de latão 25 mm - 3/4"	1 pc

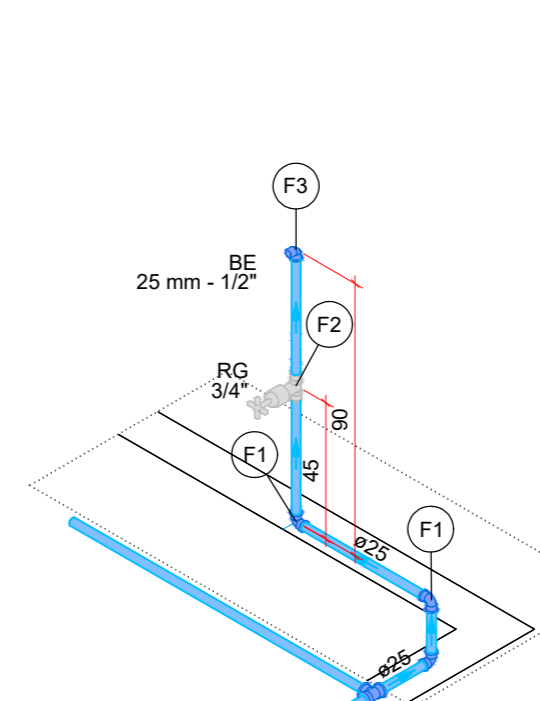

Detalhe HID-3 Escala 1:25

Legenda de peças - TERREO	
PVC rígido soldável	
Joelho 90° soldável 25 mm	1 pc
Metals	
Registro de gaveta c/ canopla cromada 3/4"	1 pc
PVC rígido soldável	
Adapt sold curto c/bucha-rosca p registro 25 mm - 3/4"	2 pc
Aparelho	
Batedouro 25mm x 1/2"	1 pc
PVC Acessórios	
Engate flexível plástico 1/2 - 3/8m	1 pc
PVC soldável azul c/ bucha latão	1 pc
Joelho de redução 90° soldável com bucha de latão 25 mm - 1/2"	1 pc



PREFEITURA MUNICIPAL DE NAVIRAÍ	
OBRA: REFORMA CIEI AZENÁ RICCO DE FREITAS	
LOCAL: R. PAZ, 165 - NAVIRAÍ/MS	ÁREA CONSTRUIDA: 1658,49 m²
ÁREA TOTAL: 5350,09 m²	
PROFESSOR RESPONSÁVEL: FÁBIO MARQUES RIBEIRO CREA n° 15.278/MS	PROFESSORA: RHAIZA RELJANE NEME DE MATOS CNPJ 03.155.934/0001-90
DISCIPLINA: PROJETO DE INSTALAÇÕES HIDROSSANITÁRIAS	
CONTEÚDO: PLANTA BAIXA GERAL - PROJETO HIDRÁULICO, LISTA DE MATERIAIS, DETALHAMENTO HIDROSSANITÁRIO, LEGENDA DE CONDUTOS E PEÇAS	FOLHA: 1/2
ESCALA: COMO INDICADO	DATA: MARÇO/2023
COORDENADOR: 27.913 1% 14.001 1%	