

RUA HORTÊNCIA
Planta de Localização
Escala: 1/2000

Quadro de Cargas

Quadro de Cargas (QD1) - Resumos														
Circuito	Descrição	Esquema	Método	Tensão (V)	Pot. total (W)	Faixa (A)	Ph. - S	Ph. - S	Ph. - T	FCT (CA)	Ph. - S	Ph. - S	Ph. - S	Status
QD1	Ar condicionado	Fuf+T	B1	220V	10867	9700	1630	1630	1630	100	100	100	100	OK
QD2	Ar condicionado	Fuf+T	B1	220V	10867	9700	1630	1630	1630	100	100	100	100	OK
QD3	Ar condicionado	Fuf+T	B1	220V	10867	9700	1630	1630	1630	100	100	100	100	OK
QD4	Ar condicionado	Fuf+T	B1	220V	10867	9700	1630	1630	1630	100	100	100	100	OK
QD5	Ar condicionado	Fuf+T	B1	220V	10867	9700	1630	1630	1630	100	100	100	100	OK
TOTAL					54335	48500	8150	8150	8150	100	100	100	100	OK

Quadro de Cargas (QD1) - Resumos														
Circuito	Descrição	Esquema	Método	Tensão (V)	Pot. total (W)	Faixa (A)	Ph. - S	Ph. - S	Ph. - T	FCT (CA)	Ph. - S	Ph. - S	Ph. - S	Status
12	Ar condicionado	Fuf+T	B1	220V	10867	9700	1630	1630	1630	100	100	100	100	OK
13	Ar condicionado	Fuf+T	B1	220V	10867	9700	1630	1630	1630	100	100	100	100	OK
14	Ar condicionado	Fuf+T	B1	220V	10867	9700	1630	1630	1630	100	100	100	100	OK
15	Ar condicionado	Fuf+T	B1	220V	10867	9700	1630	1630	1630	100	100	100	100	OK
16	Ar condicionado	Fuf+T	B1	220V	10867	9700	1630	1630	1630	100	100	100	100	OK
17	Ar condicionado	Fuf+T	B1	220V	10867	9700	1630	1630	1630	100	100	100	100	OK
TOTAL					65202	58100	9780	9780	9780	100	100	100	100	OK


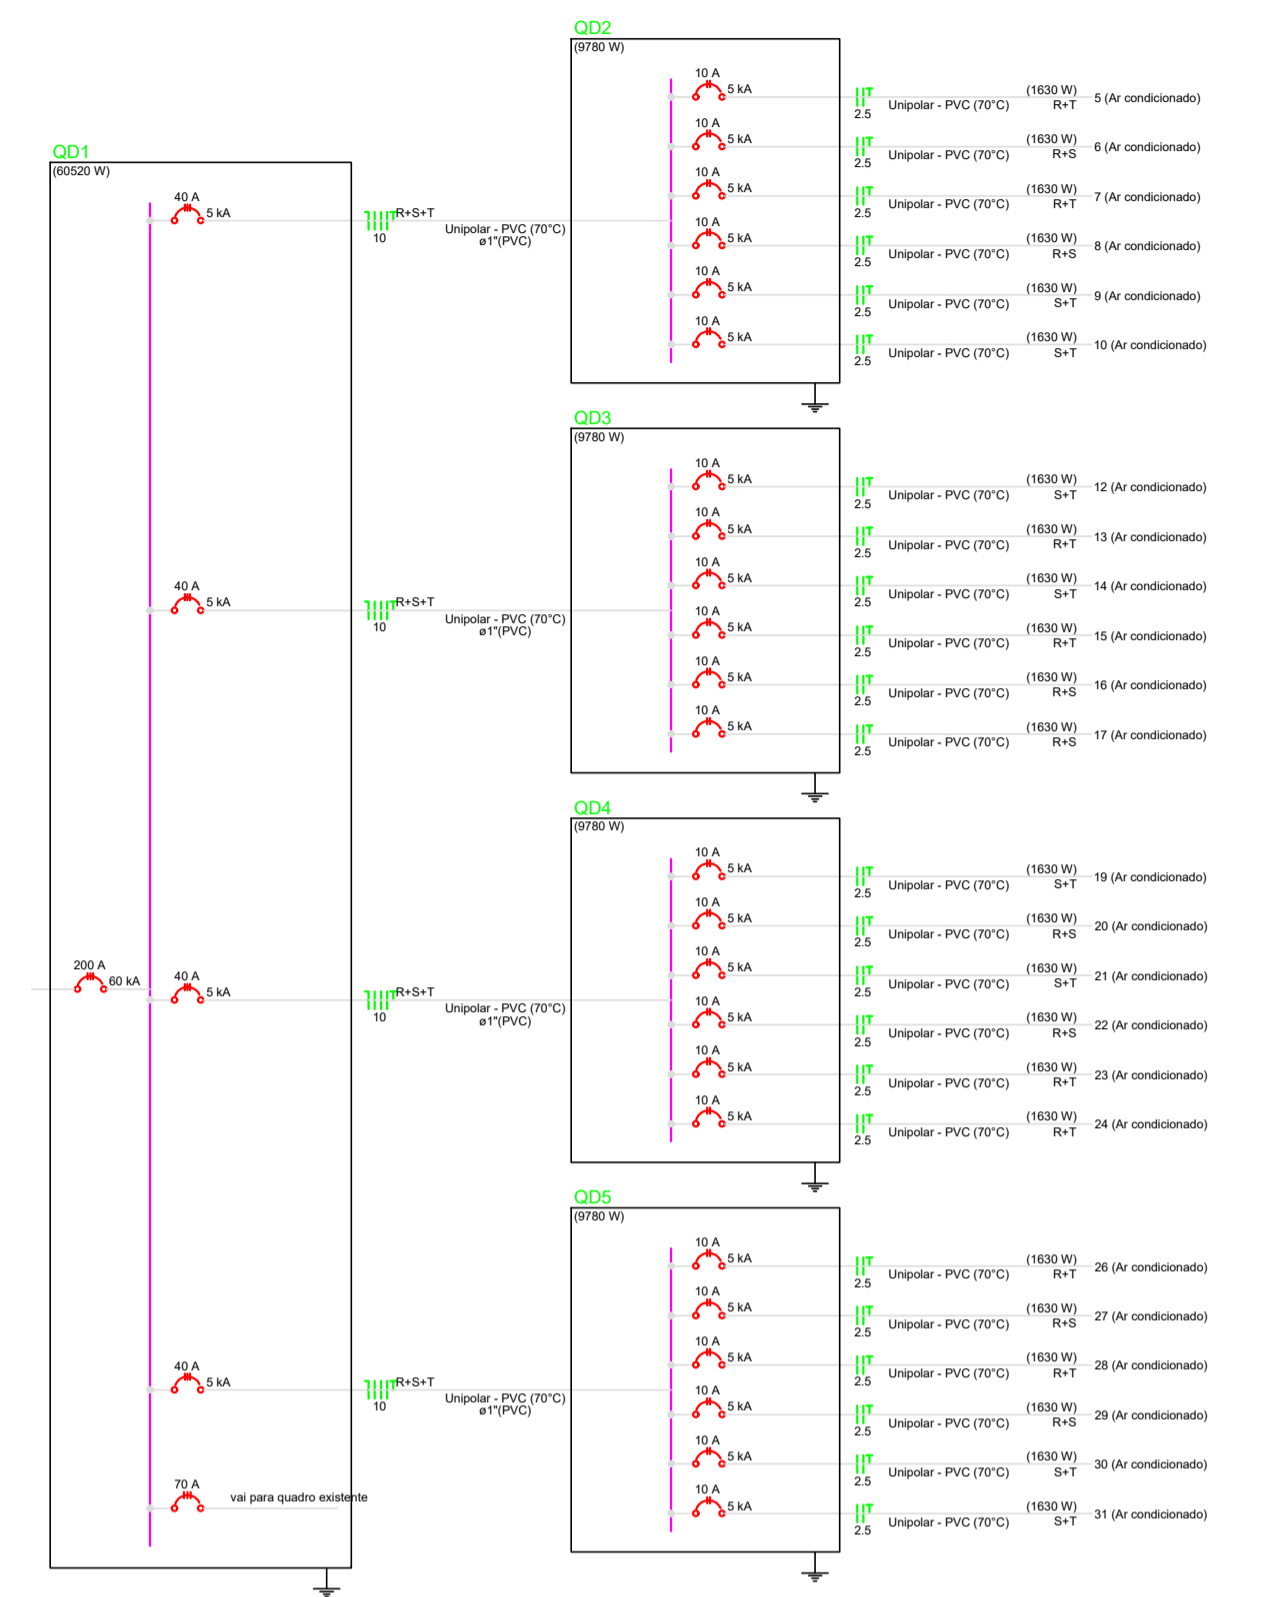


Diagrama Unifilar



Elétrico
Planta baixa
Escala: 1/225

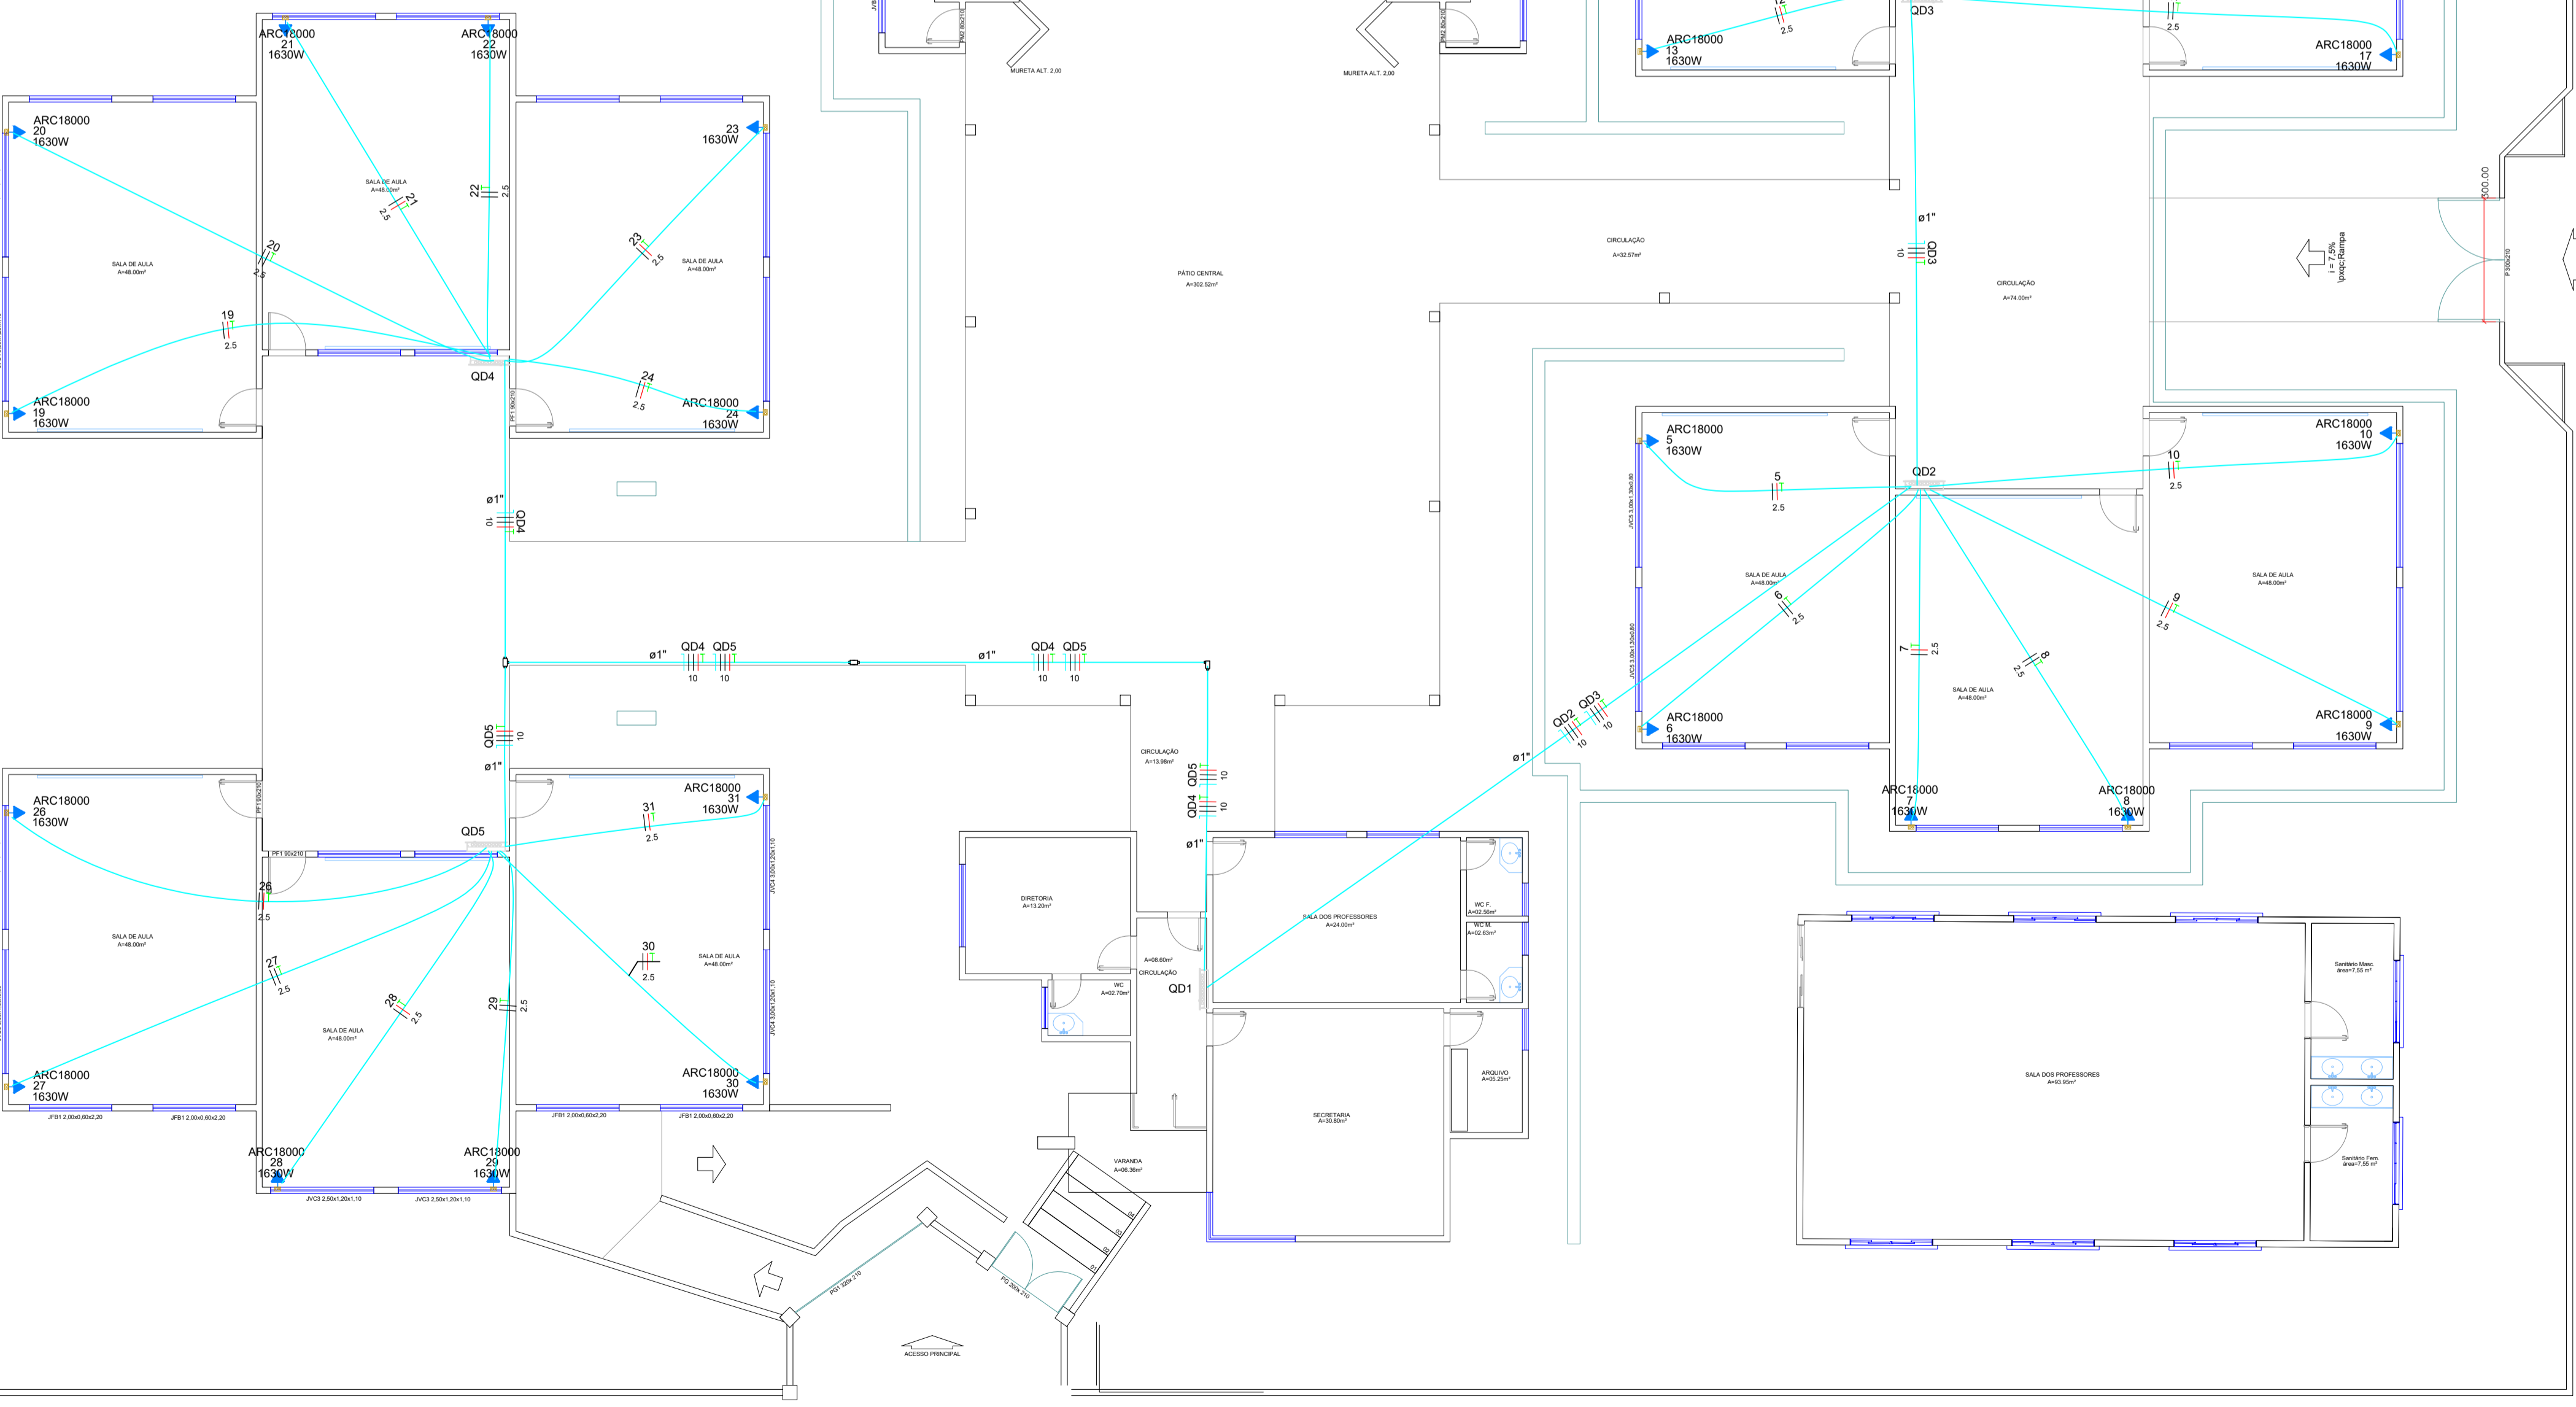

ELÉTRICO

Projeto: Aumento de Carga e Instalações Elétricas para Aparelhos de Ar Condicionado – Escola José Martins Flores
Local: Escola José Martins Flores
Conteúdo: Projeto elétrico dos aparelhos, quadro de cargas, diagrama unifilar e localização
Proprietário: Prefeitura Municipal de Naviraí
cnpj: – 03.155.934/0001-90

Quadro de áreas: Francha nº 03/04 Data Fevereiro /2023

Prefeitura Municipal de Naviraí
cnpj: 03.155.934/0001-90

VANESSA BORIN
AUTORA DO PROJETO - RESPONSÁVEL TÉCNICO
Engenheira Eletricista - CREA PR-199918/D
Gerência Municipal de Obras

art: Desenho:

Aprovação: