


**SEPARAÇÃO ENTRE EDIFICAÇÕES (NT 07)**  
 -ÁREA DA FACHADA = 51,26 m²;  
 -ÁREA DE ABERTURAS = 7x (0,33x1,67) = 3,86 m²  
 -Porcentagem de abertura (Y) = 3,86/51,26 = 7,53%  
 Por ser uma edificação térrea e área menor que 900 m², aplicaremos a Tabela 3 da NT-07. Pela tabela, extraímos que a distância mínima para garantirmos a separação entre as edificações é de 4,00 m. A distância alerida em projeto é de 4,67m, atendendo ao mínimo normalizado

**1 PLANTA BAIXA**  
 ESCALA - 1 : 100


**PSCIP - MEMORIAL DE CALCULO - (22) EXTINTOR DE INCÊNDIO**

QTD.	SÍMBOLO	CARGA	CAPACIDADE EXTINTORA MÍNIMA
2		CARGA DE ÁGUA	2A
2		CARGA DE DIÓXIDO DE CARBONO (CO2)	2-BC
1		CARGA DE PÓ ABC	3:A - 20:BC
1		CARGA DE PÓ BC	2:A - 20:BC

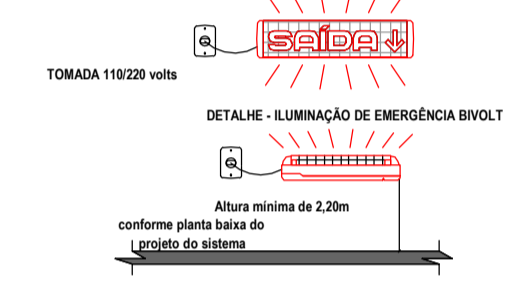

**LEGENDA - ILUMINAÇÃO DE EMERGÊNCIA**

EQUIPAMENTO	DESCRIÇÃO
	ILUMINAÇÃO DE EMERGÊNCIA POTÊNCIA 10 WATT (MÍNIMO) AUTÔNOMA DE 1 HORA (MÍNIMO)
	ILUMINAÇÃO DE EMERGÊNCIA POTÊNCIA 10 WATT (MÍNIMO) AUTÔNOMA DE 1 HORA (MÍNIMO)
TIPO DE LÂMPADA	LED
POTÊNCIA EM WATTS	10 watt (10 w)
TENSÃO EM VOLTS	110 volts
FLUXO LUMINOSO NOMINAL (LUMENS)	700 lumens
VALOR DE ILUMINÂNCIA (LUX)	2 w/m² (17,500 lux/m²)
ALURA DE INSTALAÇÃO (DESEMPALHAÇÃO PROIBIDA)	H = 2,30m - 1,80m - 1,20m
ILUMINAÇÃO DE EMERGÊNCIA ATENDIDA A NT 07	NBR 10098/99

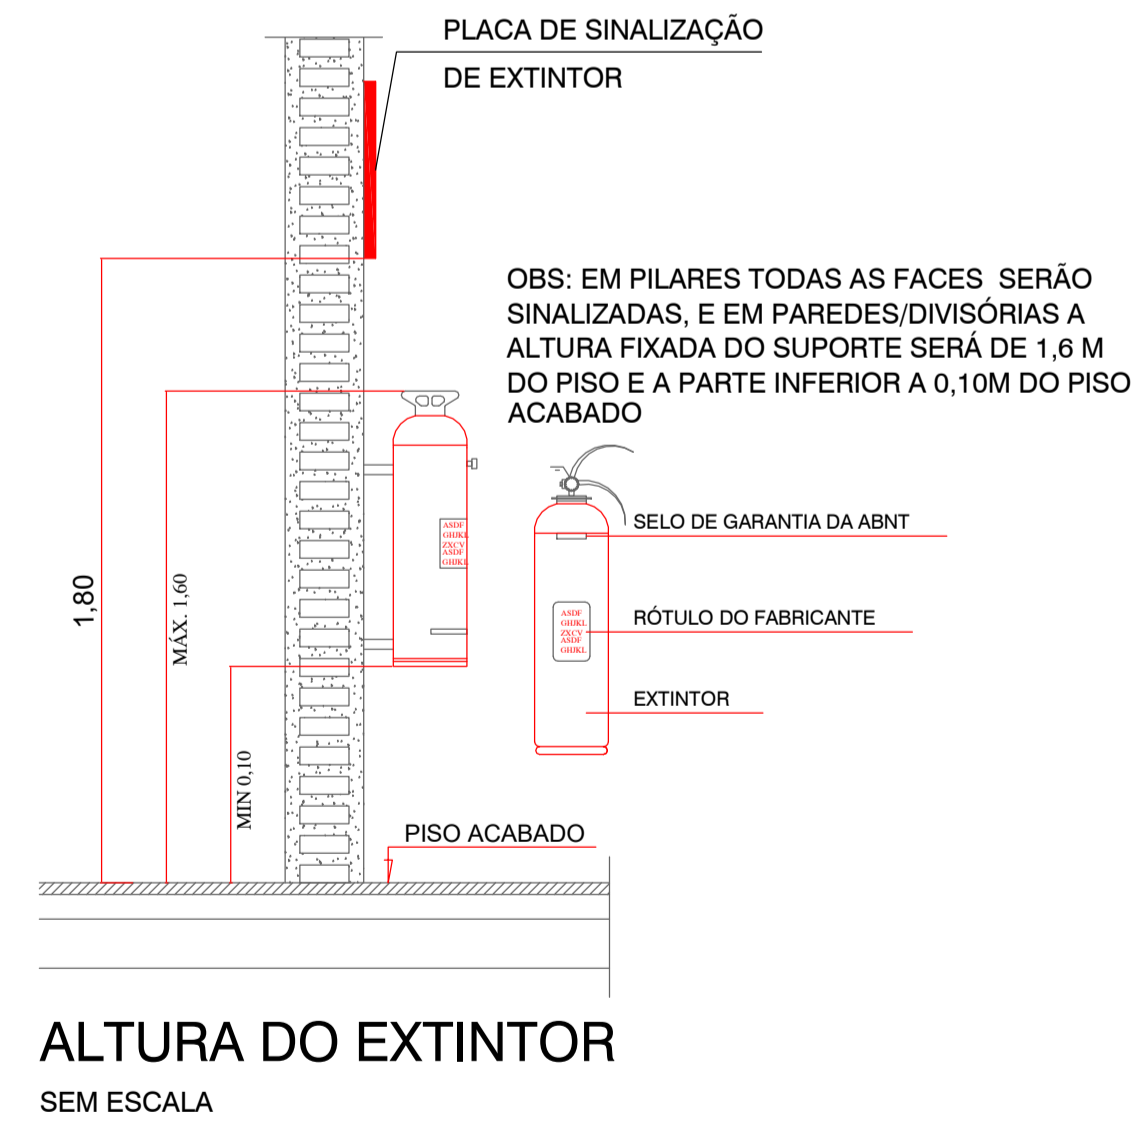

**ALTURA DO EXTINTOR SEM ESCALA**

- NOTAS GLP.:**
- ONDE HOUVER UTILIZAÇÃO DE GLP SERÁ INSTALADO EM AMBIENTE EXTERNO À EDIFICAÇÃO, COM VENTILAÇÃO E USO DE MANGUEIRA METALICA FLEXIVEL.
  - TUBULAÇÃO APARENTE DEVERÁ SER INSTALADA NA COR AMARELA.
  - NA TRAVESSIA DE ELEMENTOS ESTRUTURAIS, DEVE SER UTILIZADO TUBO-LUVA.

**QUADRO DE ÁREAS**

<b>CENTRO ODONTOLÓGICO</b>	<b>488,40 M²</b>
----------------------------	------------------

**PSCIP - MEMORIAL DE CALCULO -(22) - PLACAS DE SINALIZAÇÃO**

CÓD	SÍMBOLO	QTD	DESCRIÇÃO
Sinalização de Equipamentos de Combate a Incêndio			
E5		6	Extintor de Incêndio
Sinalização de Orientação e Salvamento			
S1		1	Saida de emergência a direita
S1		1	Saida de emergência a direita
S2		1	Saida de emergência a esquerda
S3		18	Saida de emergência acima da porta
S12		4	Saida de emergência
Sinalização de proteção existente			
M1		1	Indicação dos sistemas de proteção contra incêndio existentes na edificação.

ESPAÇO DESTINADO AO USO EXCLUSIVO DO CBMMs:

**PROCESSO DE SEGURANÇA CONTRA INCÊNDIO E PÂNICO**

( ) NOVO (X) ATUALIZA O PSCIP Nº: 8947 ( ) SUBSTITUI O PSCIP Nº:

TÍTULO DO DESENHO:  
**IMPLANTAÇÃO, PLANTA BAIXA, TABELAS E DETALHES**

OCUPAÇÃO:  
 H-6-SERVIÇO DE SAÚDE E INSTITUCIONAL

RAZÃO SOCIAL:  
 PREFEITURA MUNICIPAL DE NAVIRAÍ

NOME FANTASIA:  
 CENTRO DE ESPECIALIDADES ODONTOLÓGICAS

ENDEREÇO:  
 RUA: AV. FÁTIMA DO SUL, S/Nº - NAVIRAÍ - MS

DATA: 08/07/2022 REVISÃO: 00

Nº ART: 1320220080906 ESCALA: COMO INDICADO

OBSERVAÇÕES:  
 QUADRO DE ÁREAS GERAL:  
 Área total construída: 488,40 m² PRANCHA:  
 Área total do Lote/Terreno: 2854,00 m² 1/2  
 Detalhamento do Quadro de Áreas: (ver prancha 01/02)

RESPONSÁVEL TÉCNICO:  
 Nome: FÁBIO MARQUES RIBEIRO  
 Título: ENGENHEIRO CIVIL  
 Registro: 15276-D MS  
 CPF/RG: 879.413.171-68

PROPRIETÁRIO:  
 Nome: RAIZA REJANE NEME DE MATOS  
 CPF: 017.491.841-09  
 CNPJ: 03.155.934/0001-90