


Legenda de condutos	
	Água fria
	Alimentação

Legenda	
	Alimentador Predial
	Hidrômetros
	Registro de gaveta c/ canopla cromada c/PVC soldável
	Valvula de descarga c/PVC soldável


Lista de materiais	
Alimentação	
Metais	
Registro de esfera 3/4"	1 pc
Registro esfera borboleta bruto PVC 3/4"	1 pc
PVC misto soldável	
Colar de tomada em PVC 3/4"	1 pc
Joelho 90° soldável c/ rosca 25 mm - 3/4"	4 pc
PVC rígido roscável	
Tubos 3/4"	0.28 m
PVC rígido soldável	
Adapt sold curto c/bolsa-rosca p registro 25 mm - 3/4"	2 pc
Joelho 90° soldável 25 mm	6 pc
Luva soldável 25 mm	1 pc
Tubos 25 mm	10.4 m
Água fria	
Aparelho	
Máquina de Lavar Roupa 25mm x 3/4"	1 pc
Torneira de Pia de Cozinha 25mm - 3/4"	5 pc
Torneira de Tanque de Lavar 25mmx 3/4"	2 pc
Torneira de lavatório 25 mm - 1/2"	2 pc
Vaso Sanitário p/ Válvula de Descarga de 1 1/2" 40mm - 1 1/2"	2 pc
Metais	
Registro de gaveta c/ canopla cromada 1.1/2" 3/4"	3 pc
Válvula de descarga baixa pressão 1.1/2"	3 pc
PVC Acessórios	
Bolsa de ligação p/ vaso sanitário 1.1/2"	3 pc
Engate flexível plástico 1/2 - 30cm	2 pc
Tubo de descarga VDE. 38 mm	3 pc
Tubo de ligação latão cromado c/ canopla p/ vaso Sa. 38 mm	3 pc
PVC rígido soldável	
Adapt sold curto c/bolsa-rosca p registro 25 mm - 3/4"	16 pc
50 mm - 1.1/2"	9 pc
Curva 45° soldável 25 mm	1 pc
Joelho 90° soldável 25 mm	7 pc
Luva soldável 25 mm	8 pc
Tubos 25 mm	33.88 m
50 mm	4.65 m
T6 90° soldável 25 mm	2 pc
PVC soldável azul c/ bucha latão	
Joelho 90° soldável com bucha de latão 25 mm - 3/4"	8 pc
Joelho de redução 90° soldável com bucha de latão 25 mm - 1/2"	2 pc

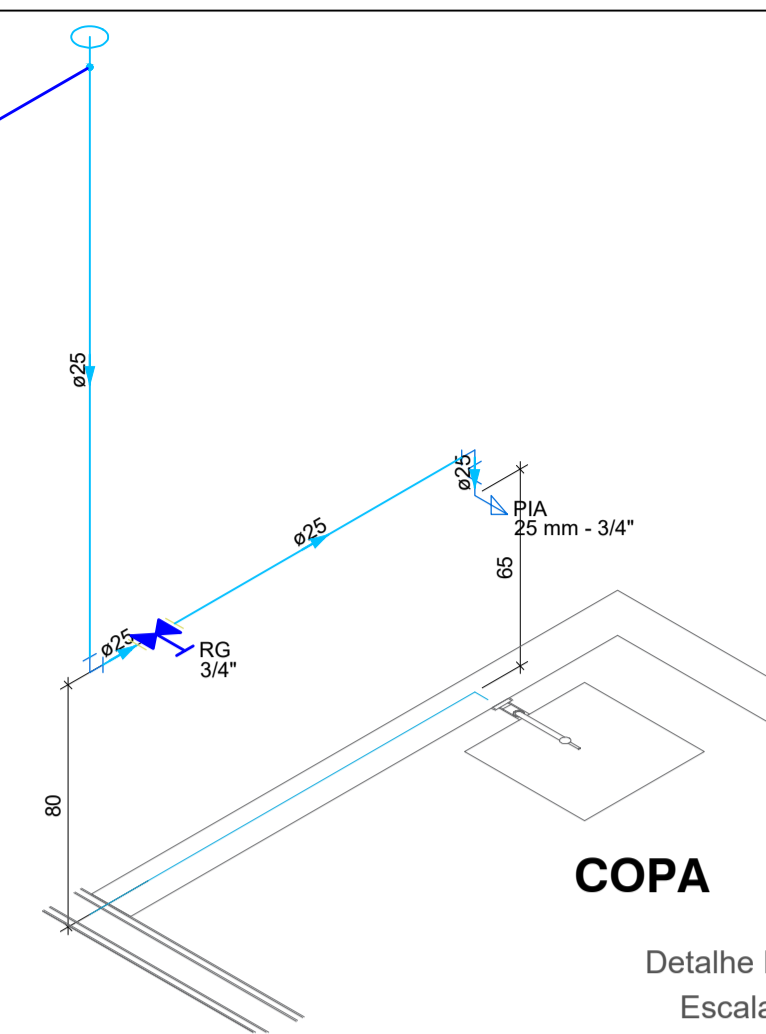

COPA
Detalhe HID-3
Escala 1:25


Lista de materiais	
Água fria	
Aparelho	
Torneira de Pia de Cozinha 25mm - 3/4"	1 pc
Metais	
Registro de gaveta c/ canopla cromada 3/4"	1 pc
PVC rígido soldável	
Adapt sold curto c/bolsa-rosca p registro 25 mm - 3/4"	2 pc
Joelho 90° soldável 25 mm	2 pc
Luva soldável 25 mm	1 pc
Tubos 25 mm	3.47 m
PVC soldável azul c/ bucha latão	
Joelho 90° soldável com bucha de latão 25 mm - 3/4"	1 pc

Lista de materiais	
Água fria	
Aparelho	
Torneira de Pia de Cozinha 25mm - 3/4"	1 pc
Metais	
Registro de gaveta c/ canopla cromada 3/4"	1 pc
PVC rígido soldável	
Adapt sold curto c/bolsa-rosca p registro 25 mm - 3/4"	2 pc
Luva soldável 25 mm	1 pc
Tubos 25 mm	1.64 m
PVC soldável azul c/ bucha latão	
Joelho 90° soldável com bucha de latão 25 mm - 3/4"	1 pc

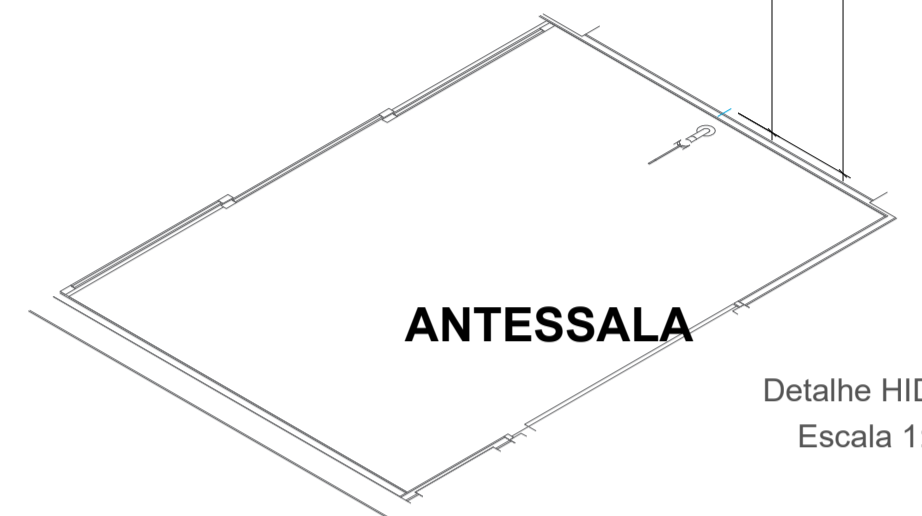


ANTESSALA
Detalhe HID-6
Escala 1:25

Lista de materiais	
Água fria	
Aparelho	
Torneira de Pia de Cozinha 25mm - 3/4"	1 pc
Metais	
Registro de gaveta c/ canopla cromada 3/4"	1 pc
PVC rígido soldável	
Adapt sold curto c/bolsa-rosca p registro 25 mm - 3/4"	2 pc
Luva soldável 25 mm	1 pc
Tubos 25 mm	1.64 m
PVC soldável azul c/ bucha latão	
Joelho 90° soldável com bucha de latão 25 mm - 3/4"	1 pc

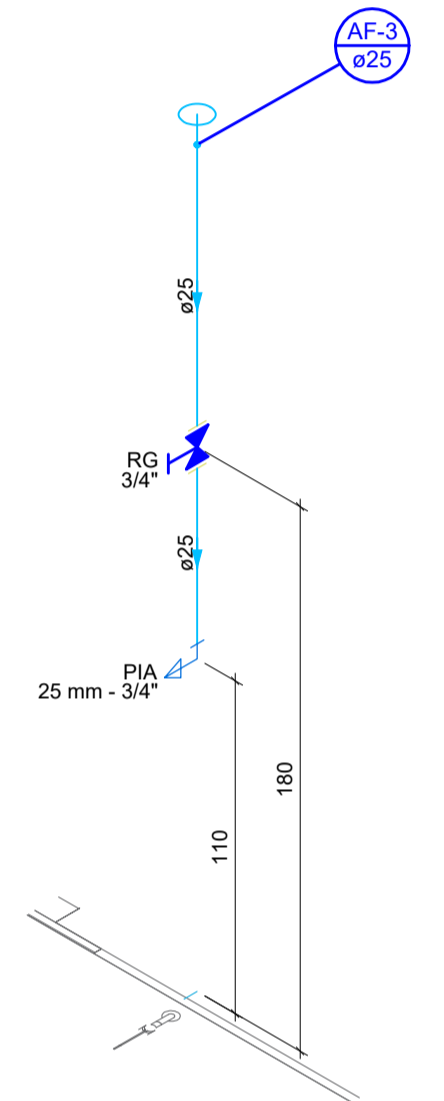

ARMAZENAGEM
Detalhe HID-4
Escala 1:25


Lista de materiais	
Água fria	
Aparelho	
Torneira de Pia de Cozinha 25mm - 3/4"	1 pc
Metais	
Registro de gaveta c/ canopla cromada 3/4"	1 pc
PVC rígido soldável	
Adapt sold curto c/bolsa-rosca p registro 25 mm - 3/4"	2 pc
Luva soldável 25 mm	1 pc
Tubos 25 mm	1.64 m
PVC soldável azul c/ bucha latão	
Joelho 90° soldável com bucha de latão 25 mm - 3/4"	1 pc

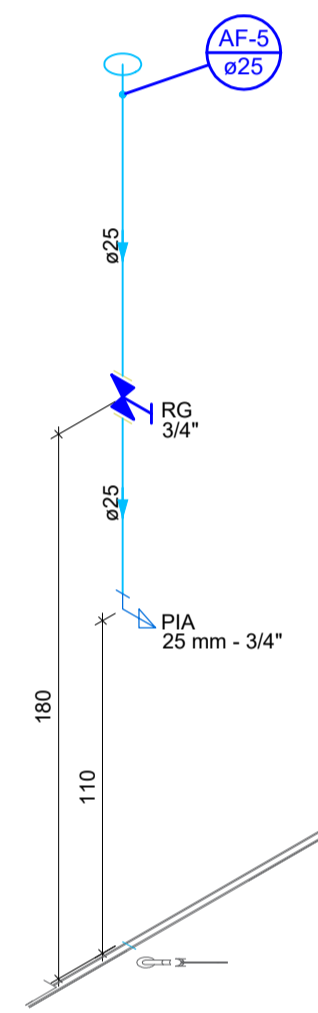


ANTESSALA
Detalhe HID-7
Escala 1:25

1 PLANTA BAIXA TÉRREO - HIDRÁULICA
ESCALA 1:50

Lista de materiais	
Alimentação	
Metais	
Registro de esfera 3/4"	1 pc
Registro esfera borboleta bruto PVC 3/4"	1 pc
PVC misto soldável	
Colar de tomada em PVC 3/4"	1 pc
Joelho 90° soldável c/ rosca 25 mm - 3/4"	4 pc
PVC rígido roscável	
Tubos 3/4"	0.28 m
PVC rígido soldável	
Adapt sold curto c/bolsa-rosca p registro 25 mm - 3/4"	2 pc
Joelho 90° soldável 25 mm	5 pc
Tubos 25 mm	2.88 m

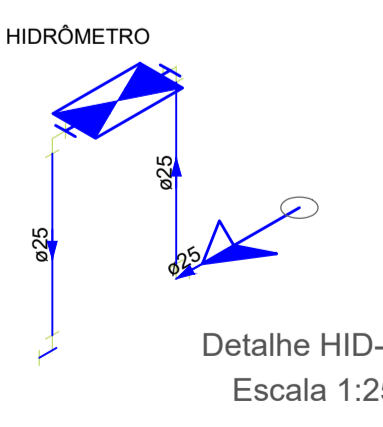


D.M.L.
Detalhe HID-1
Escala 1:25

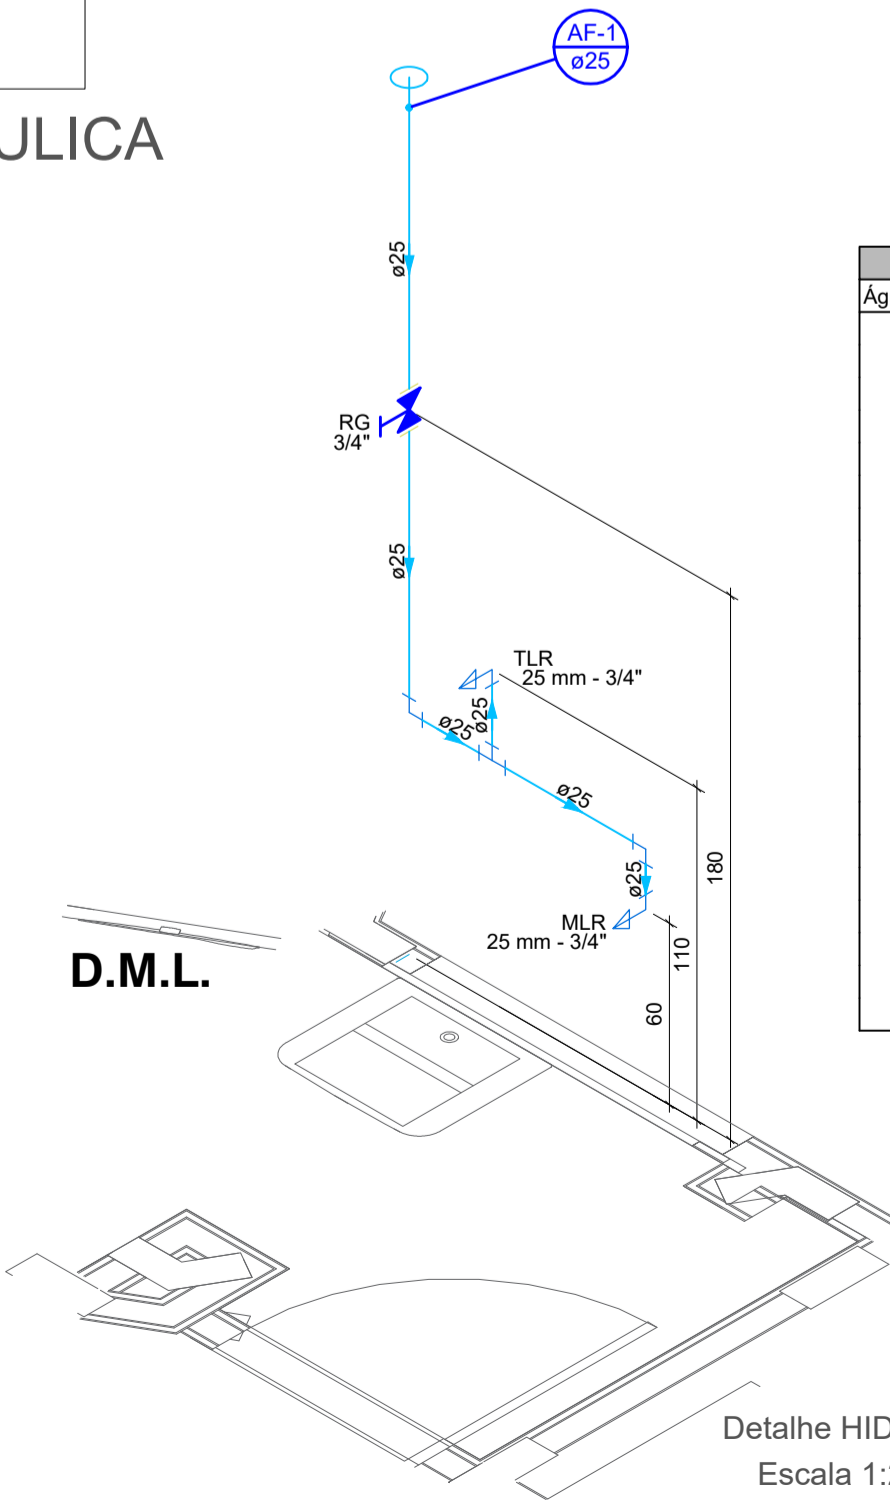

D.M.L.
Detalhe HID-2
Escala 1:25

Lista de materiais	
Água fria	
Aparelho	
Máquina de Lavar Roupa 25mm x 3/4"	1 pc
Torneira de Tanque de Lavar 25mmx 3/4"	1 pc
Metais	
Registro de gaveta c/ canopla cromada 3/4"	1 pc
PVC rígido soldável	
Adapt sold curto c/bolsa-rosca p registro 25 mm - 3/4"	2 pc
Joelho 90° soldável 25 mm	2 pc
Luva soldável 25 mm	1 pc
Tubos 25 mm	3.2 m
T6 90° soldável 25 mm	1 pc
PVC soldável azul c/ bucha latão	
Joelho 90° soldável com bucha de latão 25 mm - 3/4"	2 pc

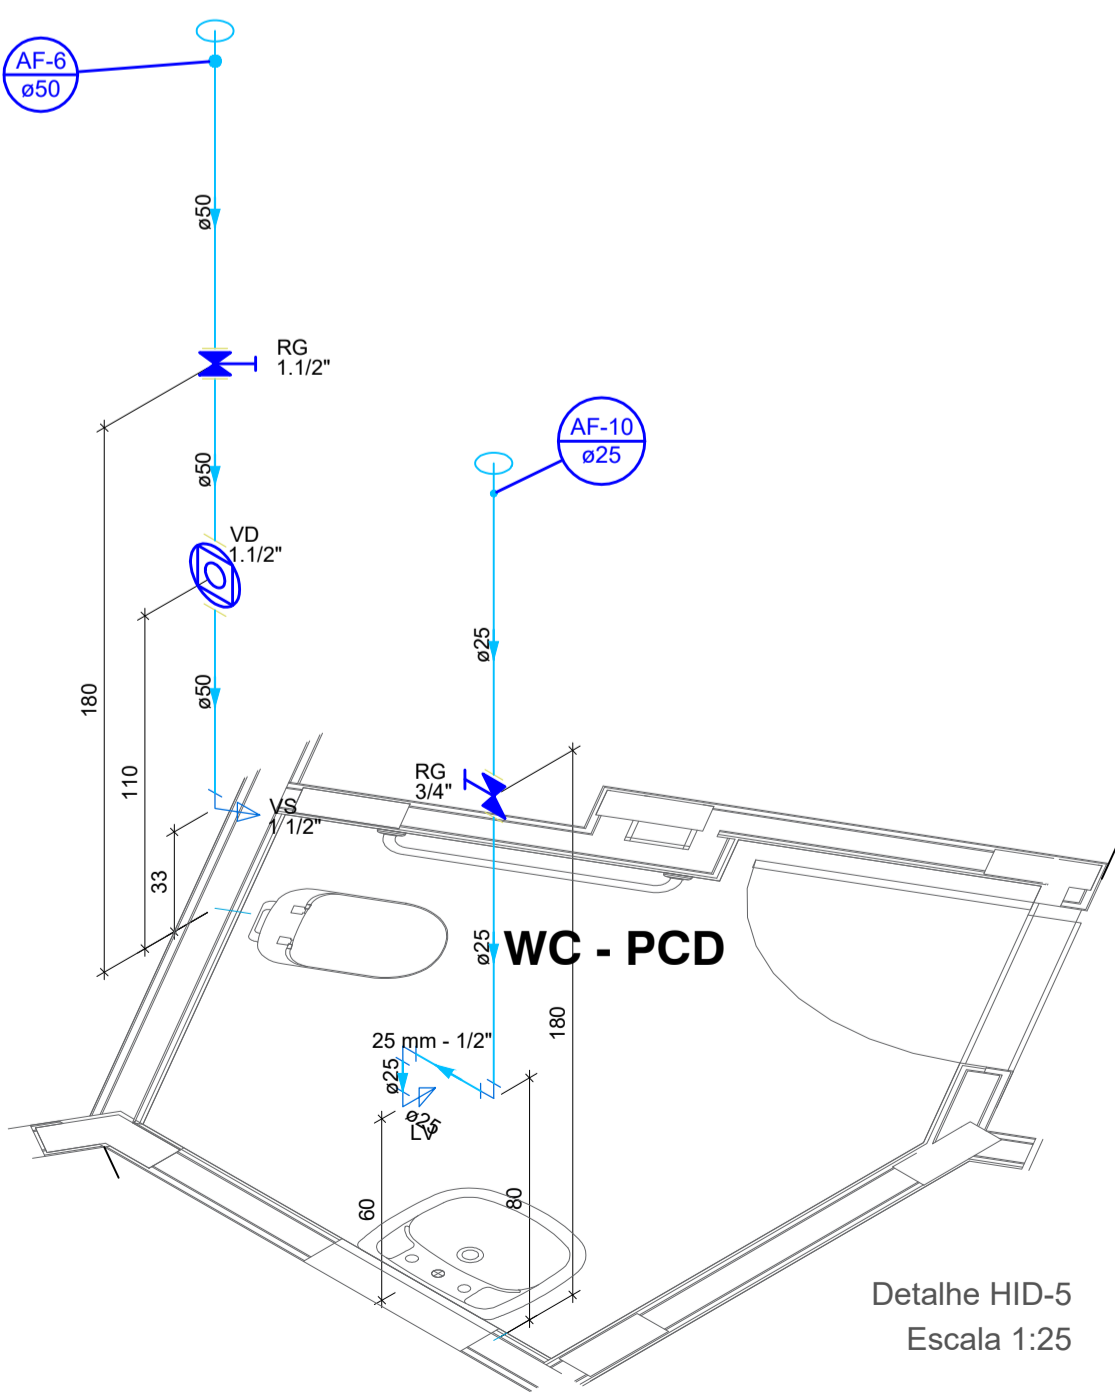

WC - PCD
Detalhe HID-5
Escala 1:25

Lista de materiais	
Água fria	
Aparelho	
Torneira de lavatório 25 mm - 1/2"	1 pc
Vaso Sanitário p/ Válvula de Descarga de 1 1/2" 40mm - 1 1/2"	1 pc
Metais	
Registro de gaveta c/ canopla cromada 1.1/2" 3/4"	1 pc
Válvula de descarga baixa pressão 1.1/2"	1 pc
PVC Acessórios	
Bolsa de ligação p/ vaso sanitário 1.1/2"	1 pc
Engate flexível plástico 1/2 - 30cm	1 pc
Tubo de descarga VDE. 38 mm	1 pc
Tubo de ligação latão cromado c/ canopla p/ vaso Sa. 38 mm	1 pc
PVC rígido soldável	
Adapt sold curto c/bolsa-rosca p registro 25 mm - 3/4"	2 pc
50 mm - 1.1/2"	3 pc
Joelho 90° soldável 25 mm	2 pc
Luva soldável 25 mm	1 pc
Tubos 25 mm	1 pc
50 mm	2.4 m
50 mm	1.66 m
PVC soldável azul c/ bucha latão	
Joelho de redução 90° soldável com bucha de latão 25 mm - 1/2"	1 pc

APROVAÇÃO

NAVIRAÍ
PREFEITURA MUNICIPAL

PREFEITURA MUNICIPAL DE NAVIRAÍ

REFORMA DO CENTRO DE ESPECIALIDADES ODONTOLÓGICAS

LOCAL AV. FÁTIMA DO SUL, S/Nº, NAVIRAÍ-MS	ÁREA A REFORMAR 186,30 m² ÁREA DO TERRENO 2854,00 m²
RESPONSÁVEL TÉCNICO DO PROJETO FLÁVIA CRISTINA REZENDE BRESSA PINHEIRO CAU nº A98787-5	PREFEITO RHAIZA REJANE NEME DE MATOS CNPJ 03.155.934/0001-90

DISCIPLINA
PROJETO HIDRÁULICO

CONTEÚDO PLANTA BAIXA TÉRREO - HIDRÁULICA DETALHAMENTO	FOLHA 1/2
ESCALA COMO INDICADO	DATA AGO/2021
CONVENIO 892213/2019	COORDENADAS 23°33'52" S 54°12'07" W