


1 PLANTA BAIXA TÉRREO - ESGOTO

ESCALA 1:50

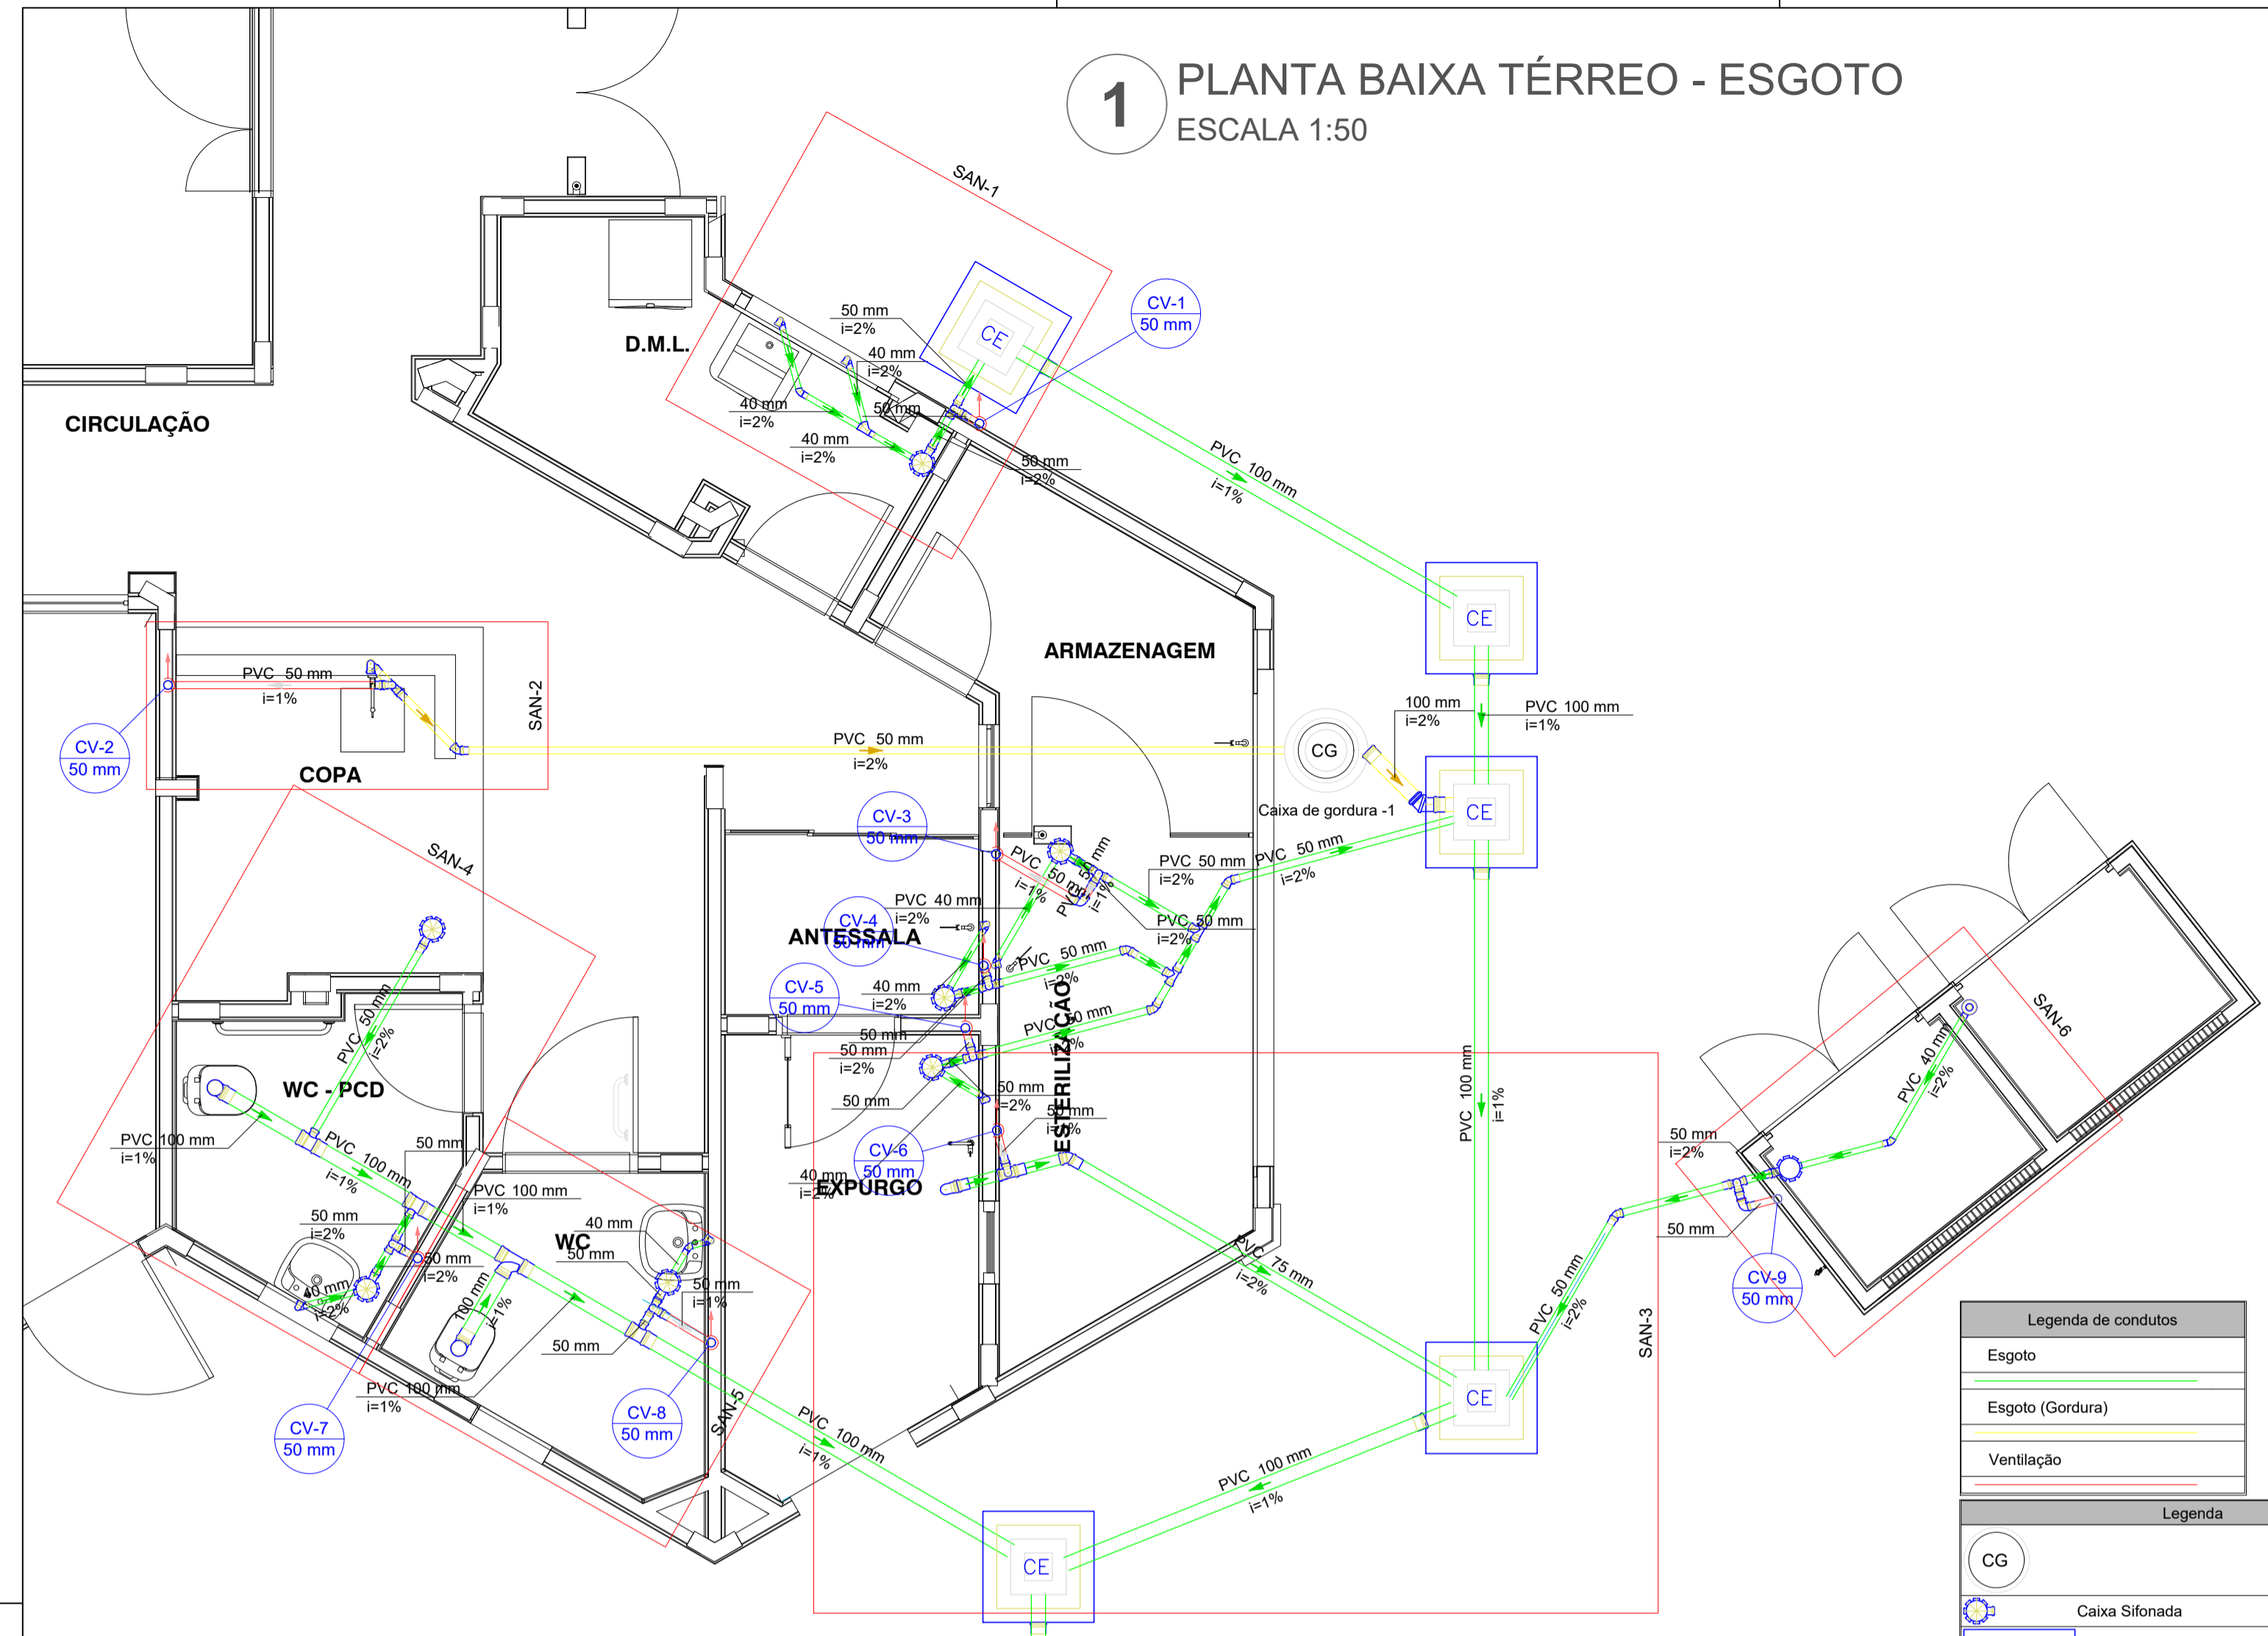


Legenda de condutos	
	Esgoto
	Esgoto (Gordura)
	Ventilação

Legenda	
	Caixa Sifonada
	Caixas Inspeção Esgoto Simples
	Chuveiro Residencial
	CurVar 45°
	Joelho 45
	Joelho 90 - coluna
	Junção simples
	Lavatório Residencial com sifão
	Máquina de Lavar Roupas - DN 40mm
	Pia Industrial - 75mm com Sifão
	Pia de Cozinha Residencial com Sifão 50mm
	Ramais de Ventilação
	Tanque de Lavar Roupas DN 40mm
	Te sanitário
	Terminal de ventilação - coluna
	Vaso Sanitário c/ J90°



Lista de materiais	
Esgoto	
Caixas de Passagem	
Caixa de inspeção esgoto simples	5 pc
CE- 40x40 cm	5 pc
CE- 60x60 cm	1 pc
PVC Acessórios	
Caixa sifonada	7 pc
150x150x50R	1 pc
150x150x50R	1 pc
Ralo seco saída sold. 40	1 pc
100 mm - 40 mm	1 pc
Sifão de copo p/ pia e lavatório	5 pc
1" - 1.1/2"	1 pc
1" - 2"	1 pc
Sifão flexível c/ Adaptador	1 pc
1.1/2" - 1.1/2"	1 pc
Válvula p/ lavatório e tanque	5 pc
1"	1 pc
Válvula p/ pia	1 pc
1"	1 pc
Válvula p/ tanque	1 pc
1.1/2"	1 pc
PVC Esgoto	
Joelho 45°	1 pc
100 mm	1 pc
Curva 90 curta	8 pc
40 mm	3 pc
Joelho 45	4 pc
40 mm	3 pc
50 mm	4 pc
75 mm	1 pc
Joelho 90	2 pc
100 mm	1 pc
50 mm	1 pc
Joelho 90 c/anel p/ esgoto secundário	7 pc
40 mm - 1.1/2"	1 pc
Junção simples	1 pc
40 mm x 40 mm	1 pc
Luva	12 pc
40 mm	12 pc
Luva simples	13 pc
100 mm	13 pc
50 mm	21 pc
75 mm	3 pc
Redução excêntrica	1 pc
75 mm - 50 mm	1 pc
Tubo rígido c/ ponta lisa	10,85 m
100 mm - 4"	10,85 m
40 mm	10,85 m
50 mm - 2"	11,66 m
75 mm - 3"	4,52 m
Té sanitário	1 pc
100 mm - 100 mm	1 pc
100 mm - 50 mm	3 pc
50 mm - 50 mm	2 pc
Unidades de tratamento	
Alça	1 pc
Ferro	1 pc
Concreto	1 pc
Concreto	0,07 m³
Esgoto (Gordura)	
PVC Acessórios	
Sifão de copo p/ pia e lavatório	1 pc
1" - 2"	1 pc
Válvula p/ pia	1 pc
1"	1 pc
PVC Esgoto	
Joelho 45°	1 pc
100 mm	1 pc
Joelho 45	1 pc
50 mm	1 pc
Joelho 90	1 pc
50 mm	2 pc
Luva simples	2 pc
100 mm	2 pc
50 mm	3 pc
Tubo rígido c/ ponta lisa	0,78 m
100 mm - 4"	0,78 m
50 mm - 2"	7,3 m
Ventilação	
PVC Esgoto	
Joelho 90	20 pc
50 mm	20 pc
Luva simples	12 pc
50 mm	12 pc
Terminal de ventilação	1 pc
50 mm	1 pc
Tubo rígido c/ ponta lisa	6,97 m
50 mm - 2"	6,97 m
Té sanitário	8 pc
50 mm - 50 mm	8 pc
75 mm - 50 mm	1 pc

2 PLANTA DE COBERTURA

ESCALA 1:50




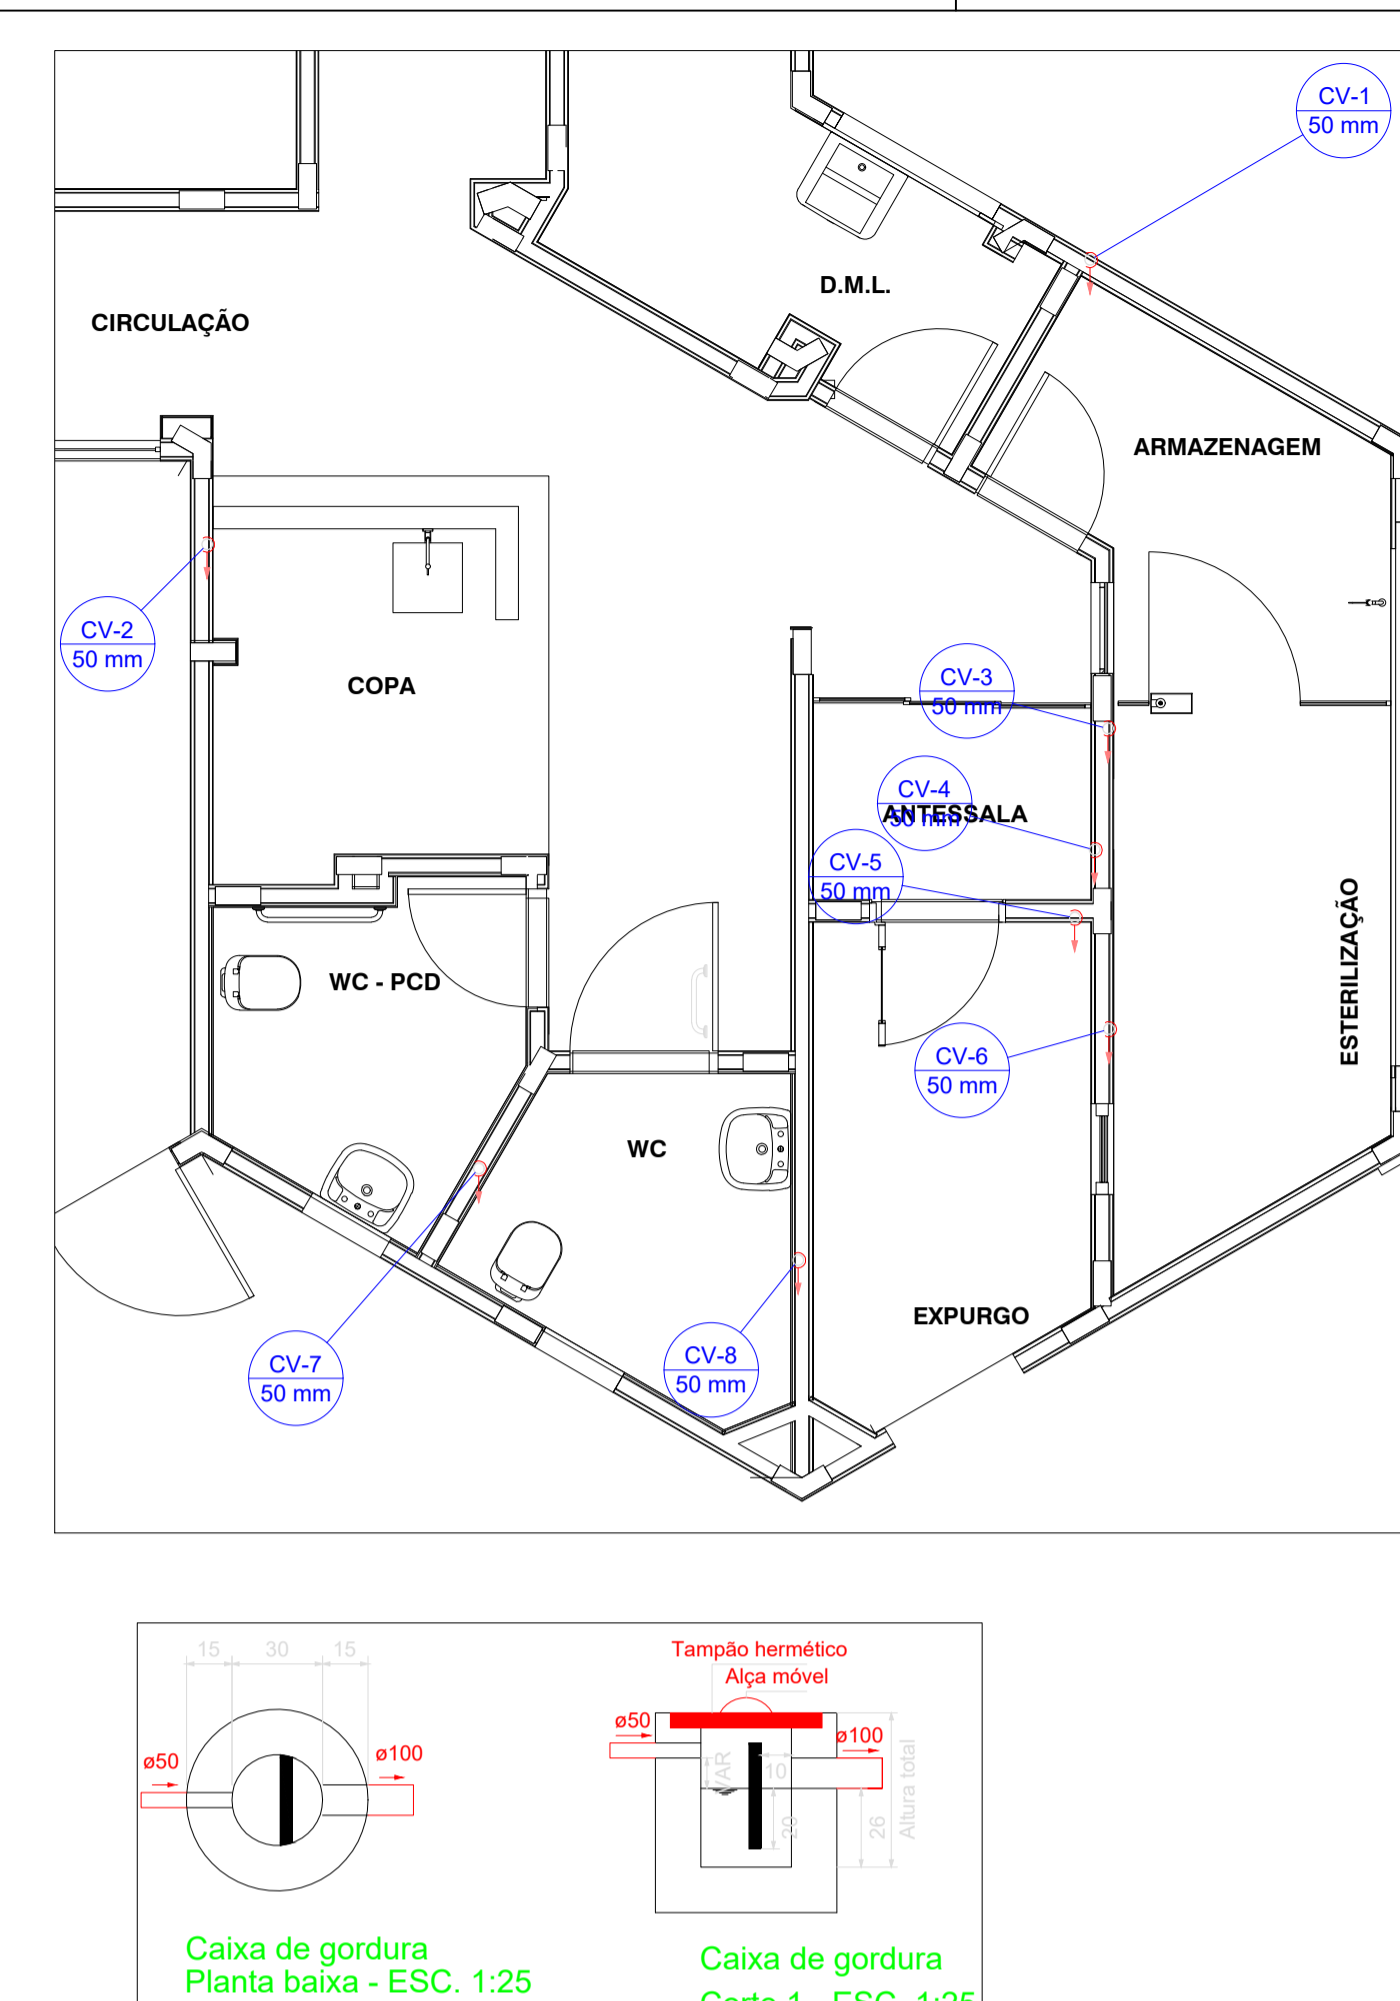


Lista de materiais	
Ventilação	
PVC Esgoto	
Luva simples	8 pc
50 mm	8 pc
Terminal de ventilação	8 pc
50 mm	8 pc
Tubo rígido c/ ponta lisa	44,55 m
50 mm - 2"	44,55 m
Legenda	
	Terminal de ventilação - coluna

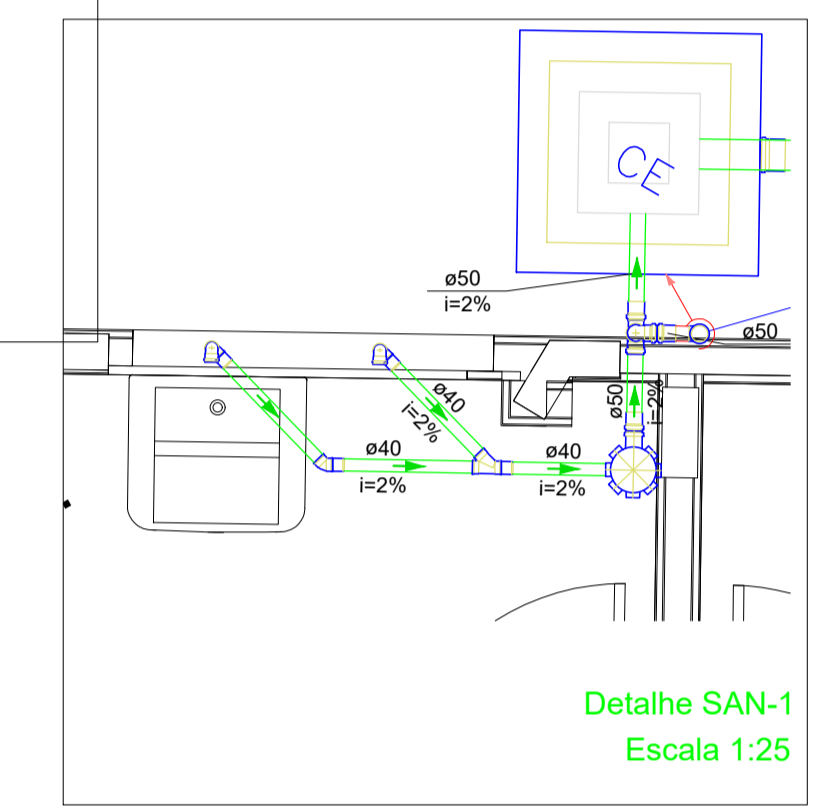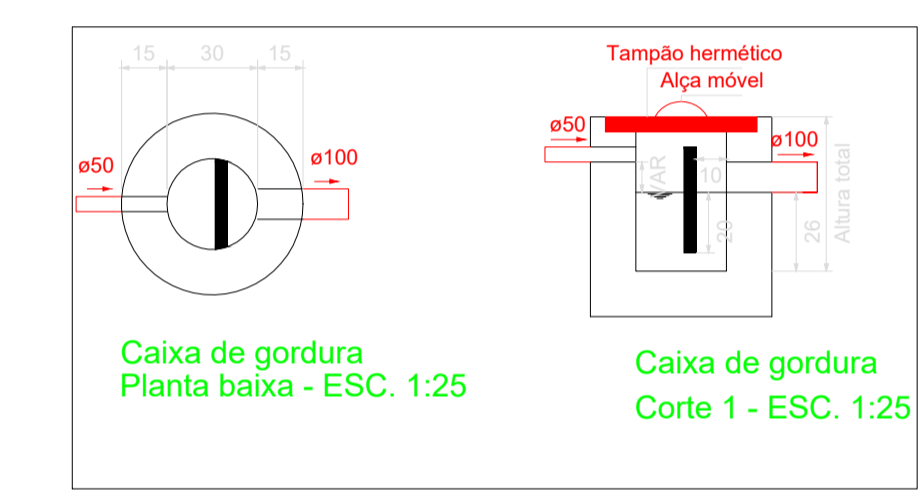

NOTAS

- ESTE PROJETO É PROPRIEDADE DO PROJETISTA REGISTRADO NO SELO. CONFORME LEI Nº 5194/66 NÃO DEVE SER UTILIZADO PARA QUALQUER OUTRA FINALIDADE QUE NÃO SE RELACIONE COM A EXECUÇÃO DA PRESENTE EDIFICAÇÃO, SENDO TERMINANTEMENTE VEDADA SUA COLOCAÇÃO A DISPOSIÇÃO DE TERCEIROS.
- O PROJETISTA NÃO SE RESPONSABILIZA POR EVENTUAIS ALTERAÇÕES DESTES PROJETO DURANTE SUA EXECUÇÃO. QUALQUER MODIFICAÇÃO, O MESMO DEVE SER CONTACTADO.
- ESTE PROJETO FOI BASEADO NO LAY-OUT E INFORMAÇÕES FORNECIDAS PELO ARQUITETO OU PROPRIETÁRIO.
- QUALQUER MODIFICAÇÃO OU DÚVIDA DEVERÁ SER IMEDIATAMENTE COMUNICADA POR ESCRITO AO PROJETISTA.

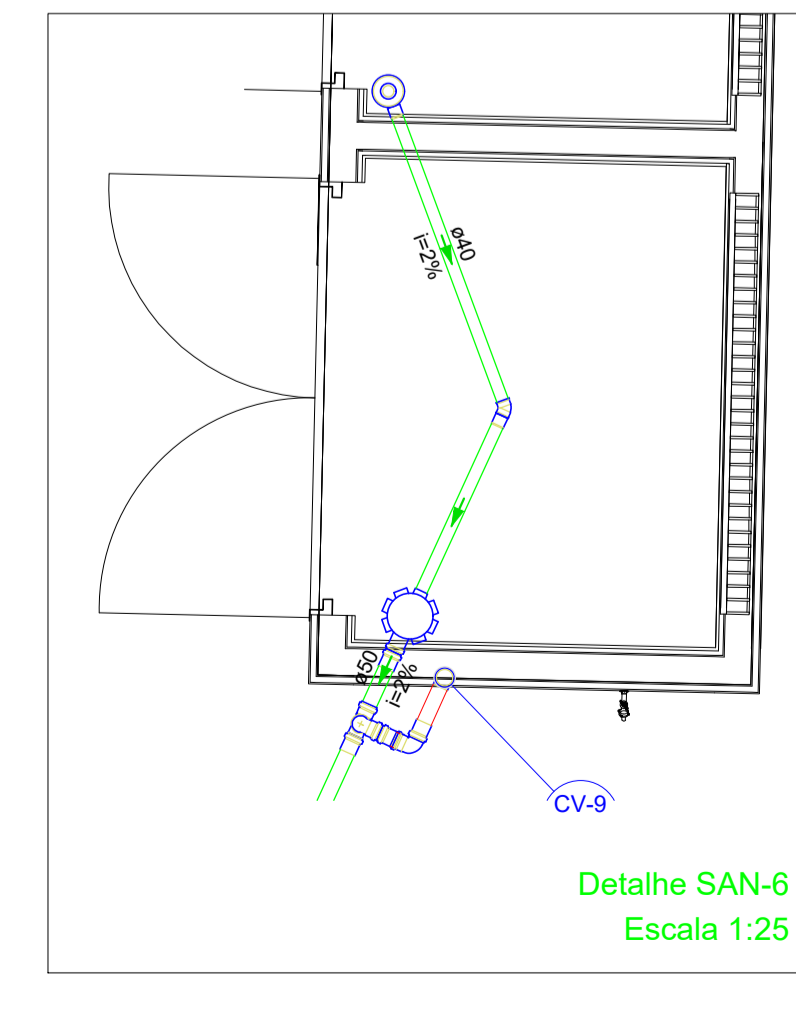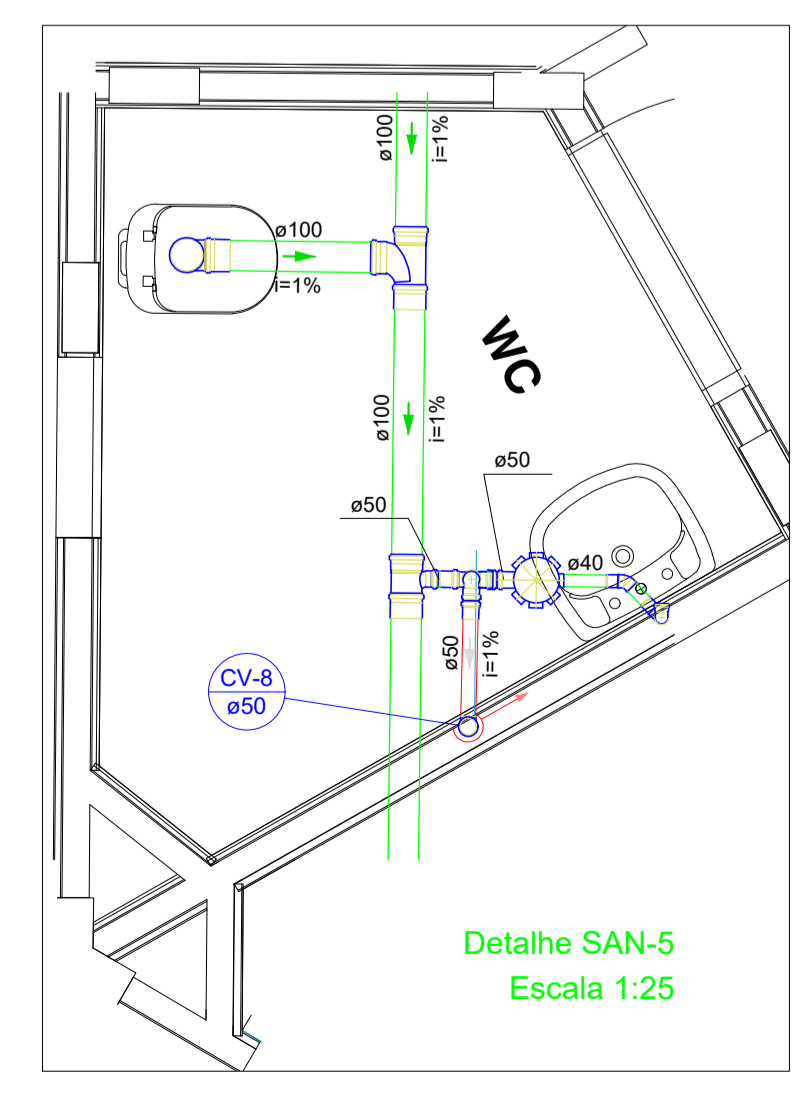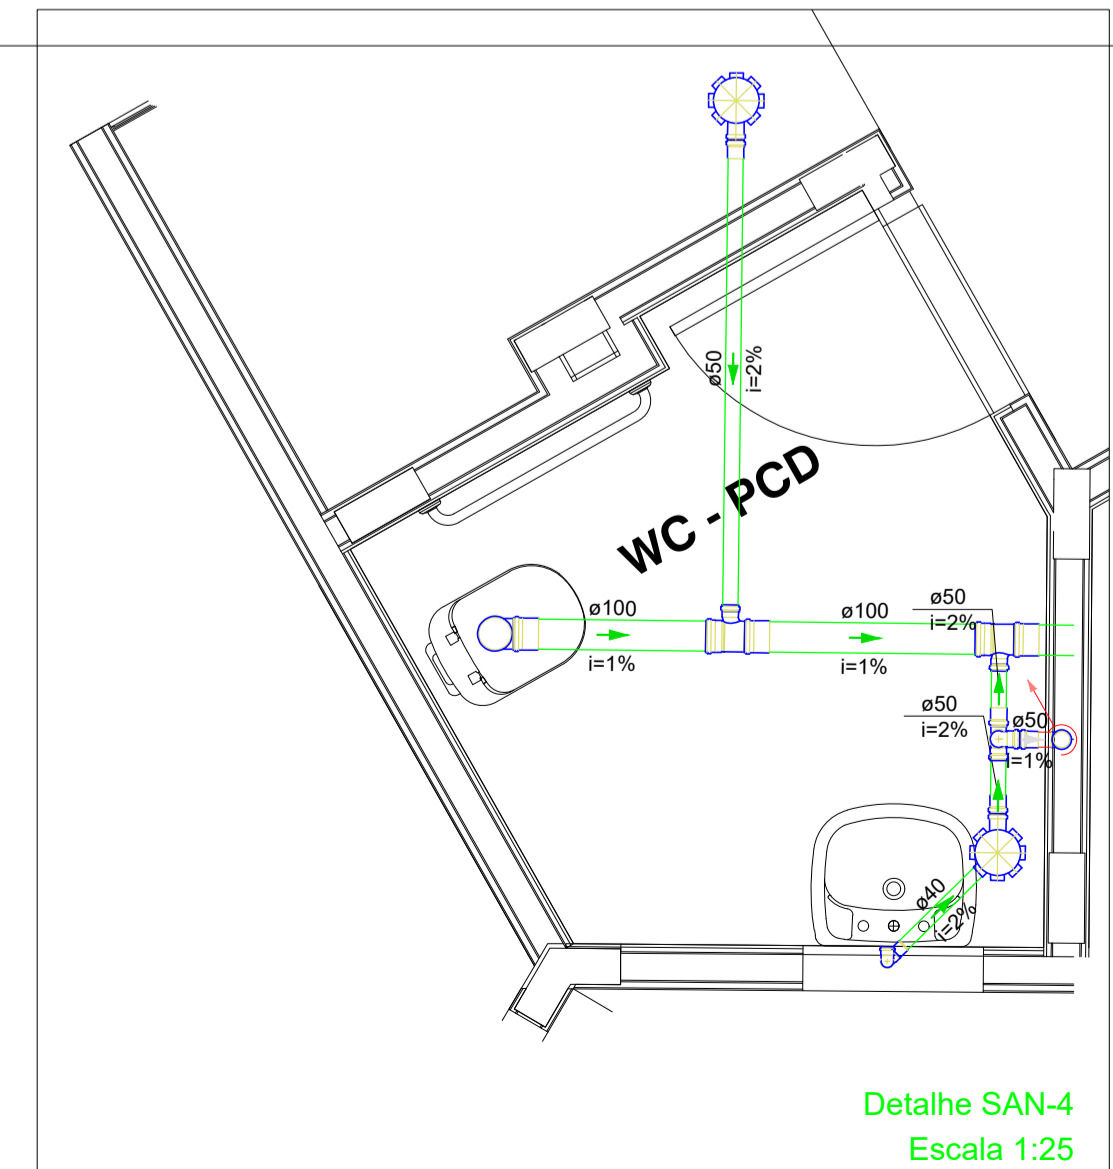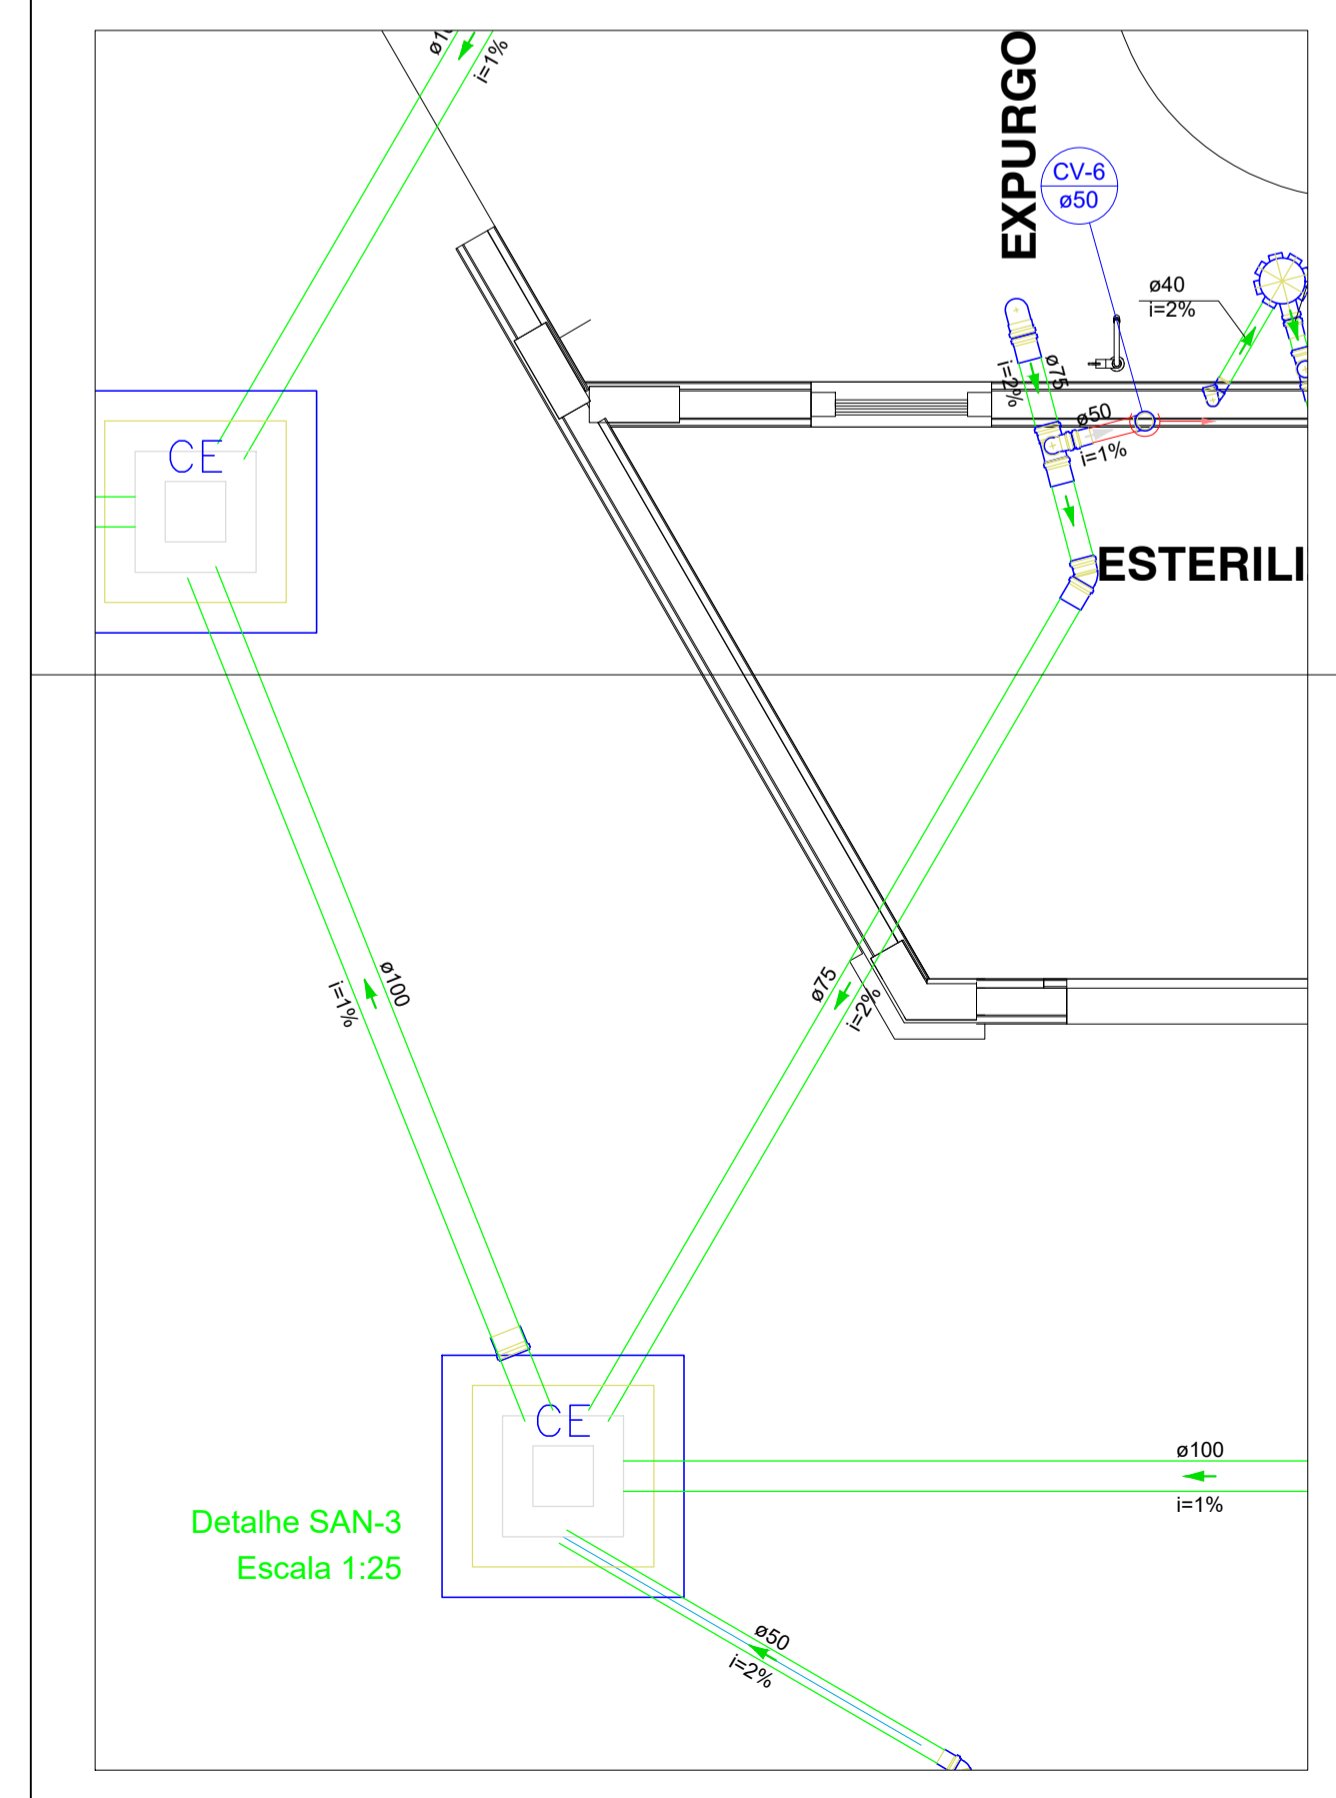

APROVAÇÃO

PREFEITURA MUNICIPAL DE NAVIRAÍ

OBRA: REFORMA DO CENTRO DE ESPECIALIDADES ODONTOLÓGICAS

LOCAL: AV. FÁTIMA DO SUL, S/Nº, NAVIRAÍ-MS

ÁREA CONSTRUIDA: 186,30 m²
ÁREA DO TERRENO: 2854,00 m²

RESPONSÁVEL TÉCNICO DO PROJETO: FLÁVIA CRISTINA REZENDE BRESSA
CAU nº A98787-5

PREFEITO: RHAIZA REJANE NEME DE MATOS
CNPJ 03.155.934/0001-90

DISCIPLINA: PROJETO DE ESGOTO

CONTEÚDO: PLANTA BAIXA ESGOTO

FOLHA: 1/1

ESCALA: COMO INDICADO

DATA: AGO/2021

CONVENIO: 892213/2019

COORDENADAS: 23°35'2" S 54°12'07" W