


Caixa p/ split 35x13x7cm Caixa p/ split 35x13x7cm

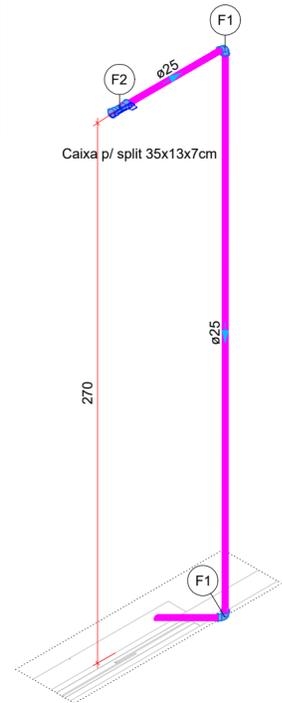

Detalhe H1
Escala 1:25

Legenda de peças - TÉRREO		
F1	00 - DRENO DE AR - ENGELUGA	
	Joelho 90° soldável	1 pç
	25 mm	
F2	00 - DRENO DE AR - ENGELUGA	
	Caixa de passagem	1 pç
	Caixa p/ split 35x13x7cm	1 pç
	Luva sold c/ bucha latão	1 pç
	25 mm -3/4"	

Lista de materiais - TÉRREO		
Água fria		
00 - DRENO DE AR - ENGELUGA		
	Alvenaria	
	300x300x300mm	1 pç
	400x400x400mm	1 pç
	Caixa de passagem	
	Caixa p/ split 35x13x7cm	9 pç
	Joelho 45 soldável	
	25 mm	5 pç
	Joelho 90° soldável	
	25 mm	18 pç
	Luva sold c/ bucha latão	
	25 mm -3/4"	9 pç
	Tubos	
	25 mm	43.16 m

Legenda de condutos - TÉRREO	
	Água fria

Legenda - TÉRREO	

APROVAÇÃO



PREFEITURA MUNICIPAL DE NAVIRAÍ

OBRA
CONSTRUÇÃO ESF GRANDE PARAÍSO

LOCAL
AV. MIGUEL SOTANE C/ A RUA URIAS PEREIRA-S/N - NAVIRAÍ - MS

ÁREA CONSTRUÍDA 4756,54m²
ÁREA DO TERRENO 20183,75m²

RESPONSÁVEL TÉCNICO P/ PROJETO
FÁBIO MARQUES RIBEIRO
CREA nº 15.276/MS

PREFEITO
RHAIZA REJANE NEME DE MATOS
CNPJ 03.155.934/0001-90

DISCIPLINA
PROJETO DE DRENO - AR CONDICIONADO

CONTEÚDO
PLANTA BAIXA TÉRREO, LISTA DE MATERIAIS, LEGENDA DE CONDUTOS E PEÇAS E DETALHE ISOMÉTRICO

FOLHA
1/1

ESCALA Como indicado DATA JUNHO/2023 CONVÊNIO --- COORDENADAS 54°02'50,94"S 54°12'56,47"O