



Lista de materiais - TÉRREO	
Alimentação	
Metals	
Registro de esfera 3/4"	1 pç
Registro esfera borboleta bruto PVC 3/4"	1 pç
PVC misto soldável	
Colar de tomada em PVC 3/4"	1 pç
Joelho 90 soldável c/ rosca 25 mm - 3/4"	4 pç
PVC rígido roscável	
Tubos 3/4"	0,28 m
PVC rígido soldável	
Adapt sold curto c/bolsa-rosca p registro 25 mm - 3/4"	2 pç
Joelho 45 soldável 25 mm	2 pç
Joelho 90° soldável 25 mm	6 pç
Luva soldável 25 mm	1 pç
Tubos 25 mm	21,52 m
Água fria	
Aparelho	
Chuveiro 25mm x 3/4"	1 pç
Torneira de Fia de Cozinha 25mm - 3/4"	5 pç
Torneira de Tanque de Lavar 25mm x 3/4"	1 pç
Torneira de lavatório 25 mm - 1/2"	8 pç
Vaso Sanitário p/ Válvula de Descarga de 1 1/2"	3 pç
Metals	
Registro de gaveta c/ canopia cromada 1.1/2"	3 pç
3/4"	11 pç
Registro de pressão c/ canopia cromada 3/4"	1 pç
Válvula de descarga baixa pressão 1.1/2"	3 pç
PVC Acessórios	
Boisa de ligação p/ vaso sanitário 1.1/2"	3 pç
Engate flexível plástico 1/2 - 30cm	8 pç
Tubo de descarga VDE. 38 mm	3 pç
Tubo de ligação latão cromado c/ canopia p/ vaso Sa. 38 mm	3 pç
PVC misto soldável	
Luva soldável c/ rosca 25 mm - 3/4"	1 pç
PVC rígido soldável	
Adapt sold curto c/bolsa-rosca p registro 25 mm - 3/4"	23 pç
50 mm - 1.1/2"	9 pç
Joelho 90° soldável 25 mm	8 pç
Luva soldável 25 mm	11 pç
50 mm	3 pç
Tubos 25 mm	37,25 m
50 mm	5,3 m
Tê 90 soldável 25 mm	2 pç
Tê de redução 90 soldável 50 mm - 25 mm	3 pç
PVC soldável azul c/ bucha latão	
Joelho 90° soldável com bucha de latão 25 mm - 3/4"	7 pç
Joelho de redução 90° soldável com bucha de latão 25 mm - 1/2"	8 pç

Legenda de condutos - TÉRREO	
Água fria	(Linha azul)
Alimentação	(Linha verde)



Legenda - TÉRREO	
Alimentador Predial	(Símbolo de seta verde)
Hidrômetros	(Símbolo de círculo azul)
Registro de Pressão com PVC soldável	(Símbolo de círculo azul com 'P')
Registro de gaveta c/canopia cromada c/PVC soldável	(Símbolo de círculo azul com 'R')
Válvula de descarga c/PVC soldável	(Símbolo de círculo azul com 'V')

Legenda de peças - TÉRREO	
Aparelho	
Torneira de Tanque de Lavar 25mm x 3/4"	1 pç
PVC soldável azul c/ bucha latão	1 pç
Joelho 90° soldável com bucha de latão 25 mm - 3/4"	1 pç
Metals	
Registro de gaveta c/ canopia cromada 3/4"	1 pç
PVC rígido soldável	2 pç
Adapt sold curto c/bolsa-rosca p registro 25 mm - 3/4"	2 pç
PVC Acessórios	
PVC rígido soldável	1 pç
Luva soldável 25 mm	1 pç

Detalhe HID-5
Escala 1:25

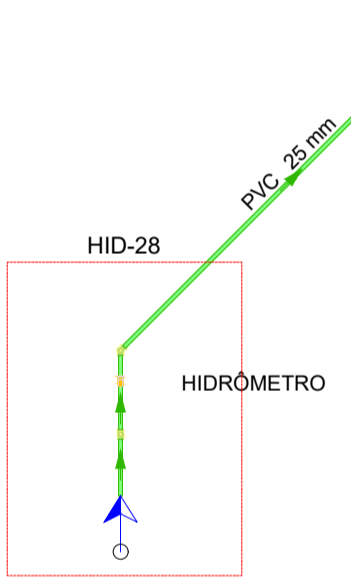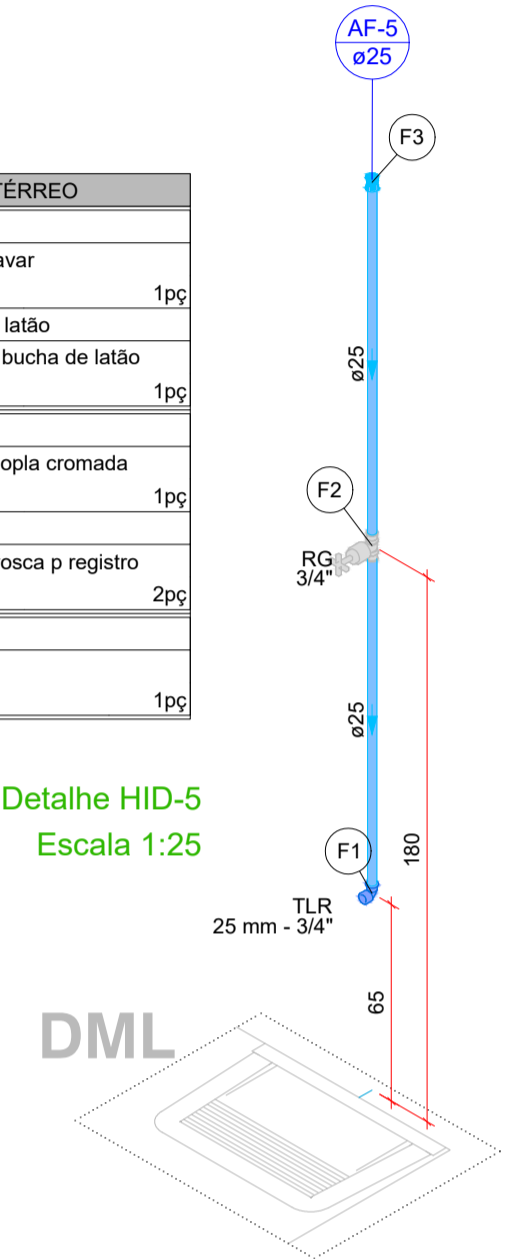

Legenda de peças - TÉRREO	
PVC rígido soldável	
Joelho 90° soldável 25 mm	1 pç
Aparelho	
Torneira de lavatório 25 mm - 1/2"	1 pç
PVC Acessórios	
Engate flexível plástico 1/2 - 30cm	1 pç
PVC soldável azul c/ bucha latão	1 pç
Joelho de redução 90° soldável com bucha de latão 25 mm - 1/2"	1 pç
Aparelho	
Vaso Sanitário p/ Válvula de Descarga de 1 1/2" 40mm - 1 1/2"	1 pç
Metals	
Válvula de descarga baixa pressão 1.1/2"	1 pç
PVC Acessórios	
Boisa de ligação p/ vaso sanitário 1.1/2"	1 pç
Tubo de descarga VDE. 38 mm	1 pç
Tubo de ligação latão cromado c/ canopia p/ vaso Sa. 38 mm	1 pç
PVC rígido soldável	
Adapt sold curto c/bolsa-rosca p registro 50 mm - 1.1/2"	1 pç
PVC rígido soldável	
Tê de redução 90 soldável 50 mm - 25 mm	1 pç
Metals	
Registro de gaveta c/ canopia cromada 1.1/2"	1 pç
PVC rígido soldável	2 pç
Adapt sold curto c/bolsa-rosca p registro 50 mm - 1.1/2"	2 pç
PVC rígido soldável	
Luva soldável 50 mm	1 pç

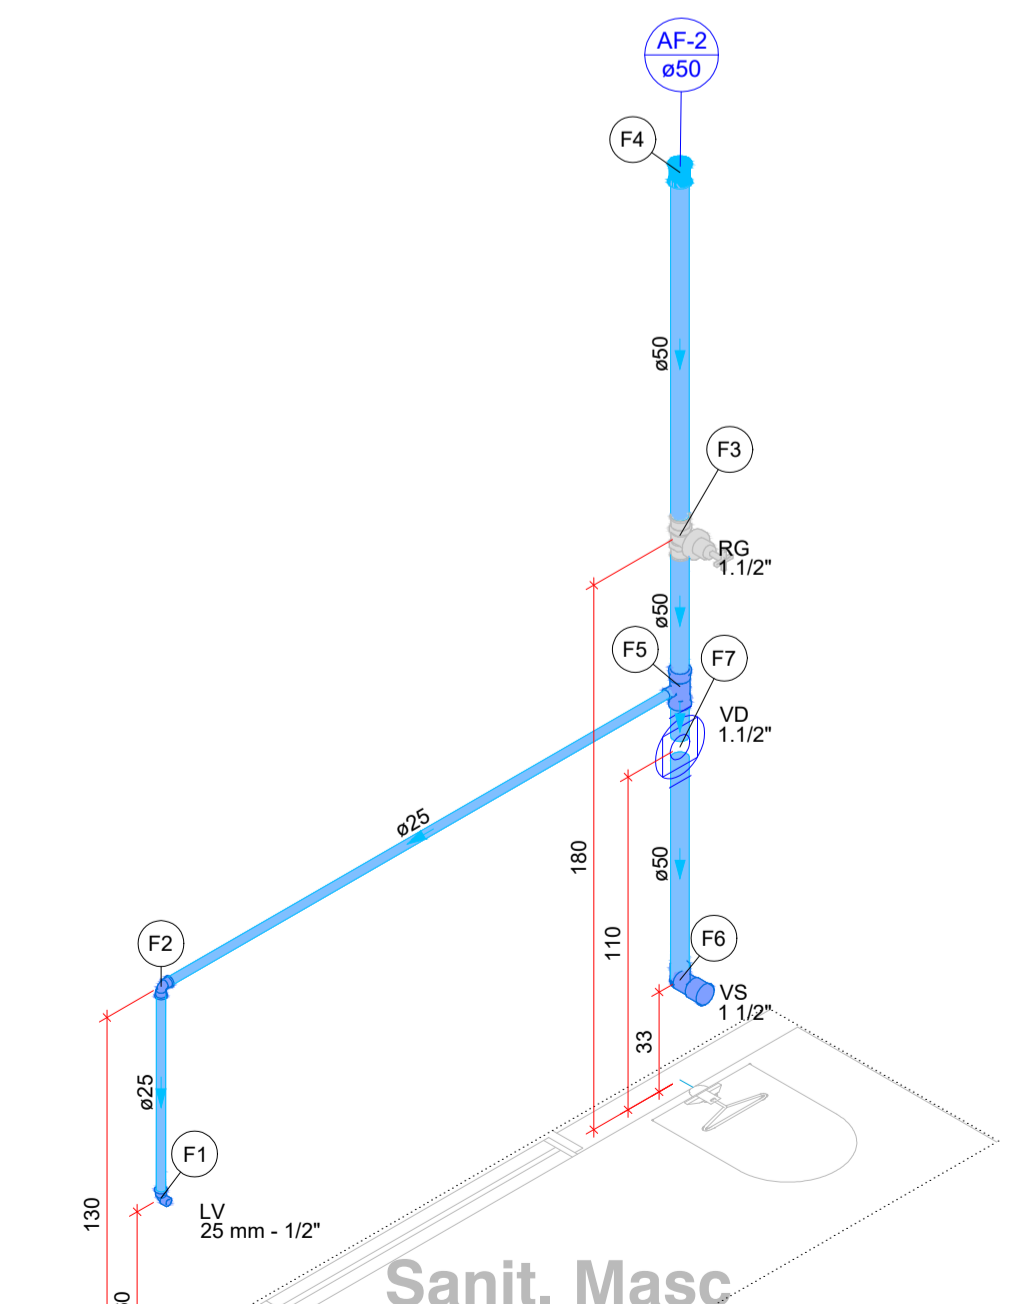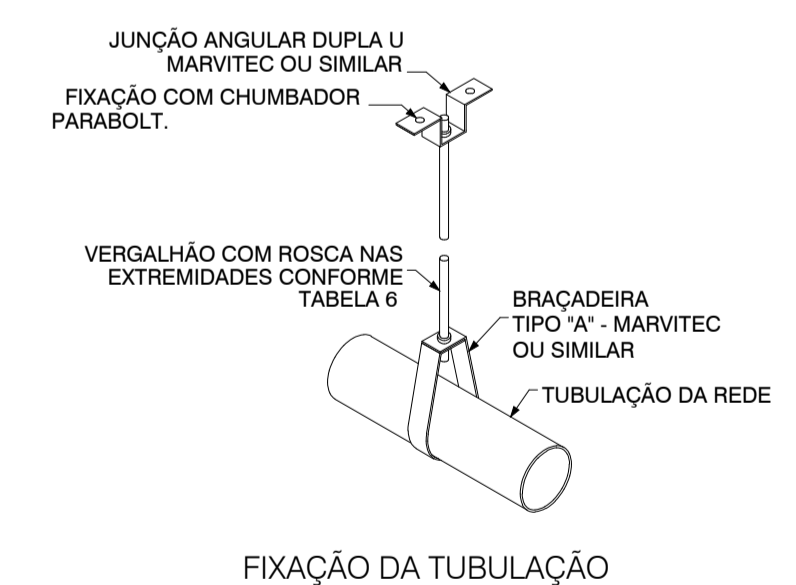

Detalhe HID-2
Escala 1:25

Legenda de peças - TÉRREO	
Aparelho	
Torneira de lavatório 25 mm - 1/2"	1 pç
PVC Acessórios	
Engate flexível plástico 1/2 - 30cm	1 pç
PVC soldável azul c/ bucha latão	1 pç
Joelho de redução 90° soldável com bucha de latão 25 mm - 1/2"	1 pç
PVC rígido soldável	
Joelho 90° soldável 25 mm	1 pç
Metals	
Registro de gaveta c/ canopia cromada 1.1/2"	1 pç
PVC rígido soldável	2 pç
Adapt sold curto c/bolsa-rosca p registro 50 mm - 1.1/2"	2 pç
PVC rígido soldável	
Luva soldável 50 mm	1 pç
PVC rígido soldável	
Tê de redução 90 soldável 50 mm - 25 mm	1 pç
Aparelho	
Vaso Sanitário p/ Válvula de Descarga de 1 1/2" 40mm - 1 1/2"	1 pç
Metals	
Válvula de descarga baixa pressão 1.1/2"	1 pç
PVC Acessórios	
Boisa de ligação p/ vaso sanitário 1.1/2"	1 pç
Tubo de descarga VDE. 38 mm	1 pç
Tubo de ligação latão cromado c/ canopia p/ vaso Sa. 38 mm	1 pç
PVC rígido soldável	
Adapt sold curto c/bolsa-rosca p registro 50 mm - 1.1/2"	1 pç

APROVAÇÃO

PREFEITURA DE NAVIRAÍ

NOSSA CIDADE, NOSSO LUGAR

PREFEITURA MUNICIPAL DE NAVIRAÍ

CONSTRUÇÃO ESF GRANDE PARAÍSO

LOCAL AV. MIGUEL SOTANE C/ A RUA URUAS PEREIRA-SIN - NAVIRAÍ - MS	ÁREA CONSTRUÍDA 223,83m²
RESPONSÁVEL TÉCNICO P/ PROJETO FÁBIO MARQUES RIBEIRO CREA nº 15.276/MS	PREFEITO RHAIZA REJANE NEME DE MATOS CNPJ 03.155.934/0001-90

DISCIPLINA
PROJETO DE INSTALAÇÕES HIDROSSANITÁRIAS

CONTEÚDO PLANTA BAIXA TÉRREO, LISTA DE MATERIAIS, LEGENDA DE CONDUTOS E PEÇAS E DETALHES ISOMÉTRICOS	1/4
ESCALA Como indicado	DATA JUNHO/2023
COORDENADAS 54°02'50,94"S 54°12'56,47"W	

Detalhe HID-1
Escala 1:25

